

地方独立行政法人 静岡県立病院機構
静岡県立総合病院
Shizuoka General Hospital


作図日
2025.07.07
作図者

区分名 静岡県立総合病院
図面名 ダイアグラム


検体搬送用気送管設備更新工事


縮尺
S=Free

図面番号
01

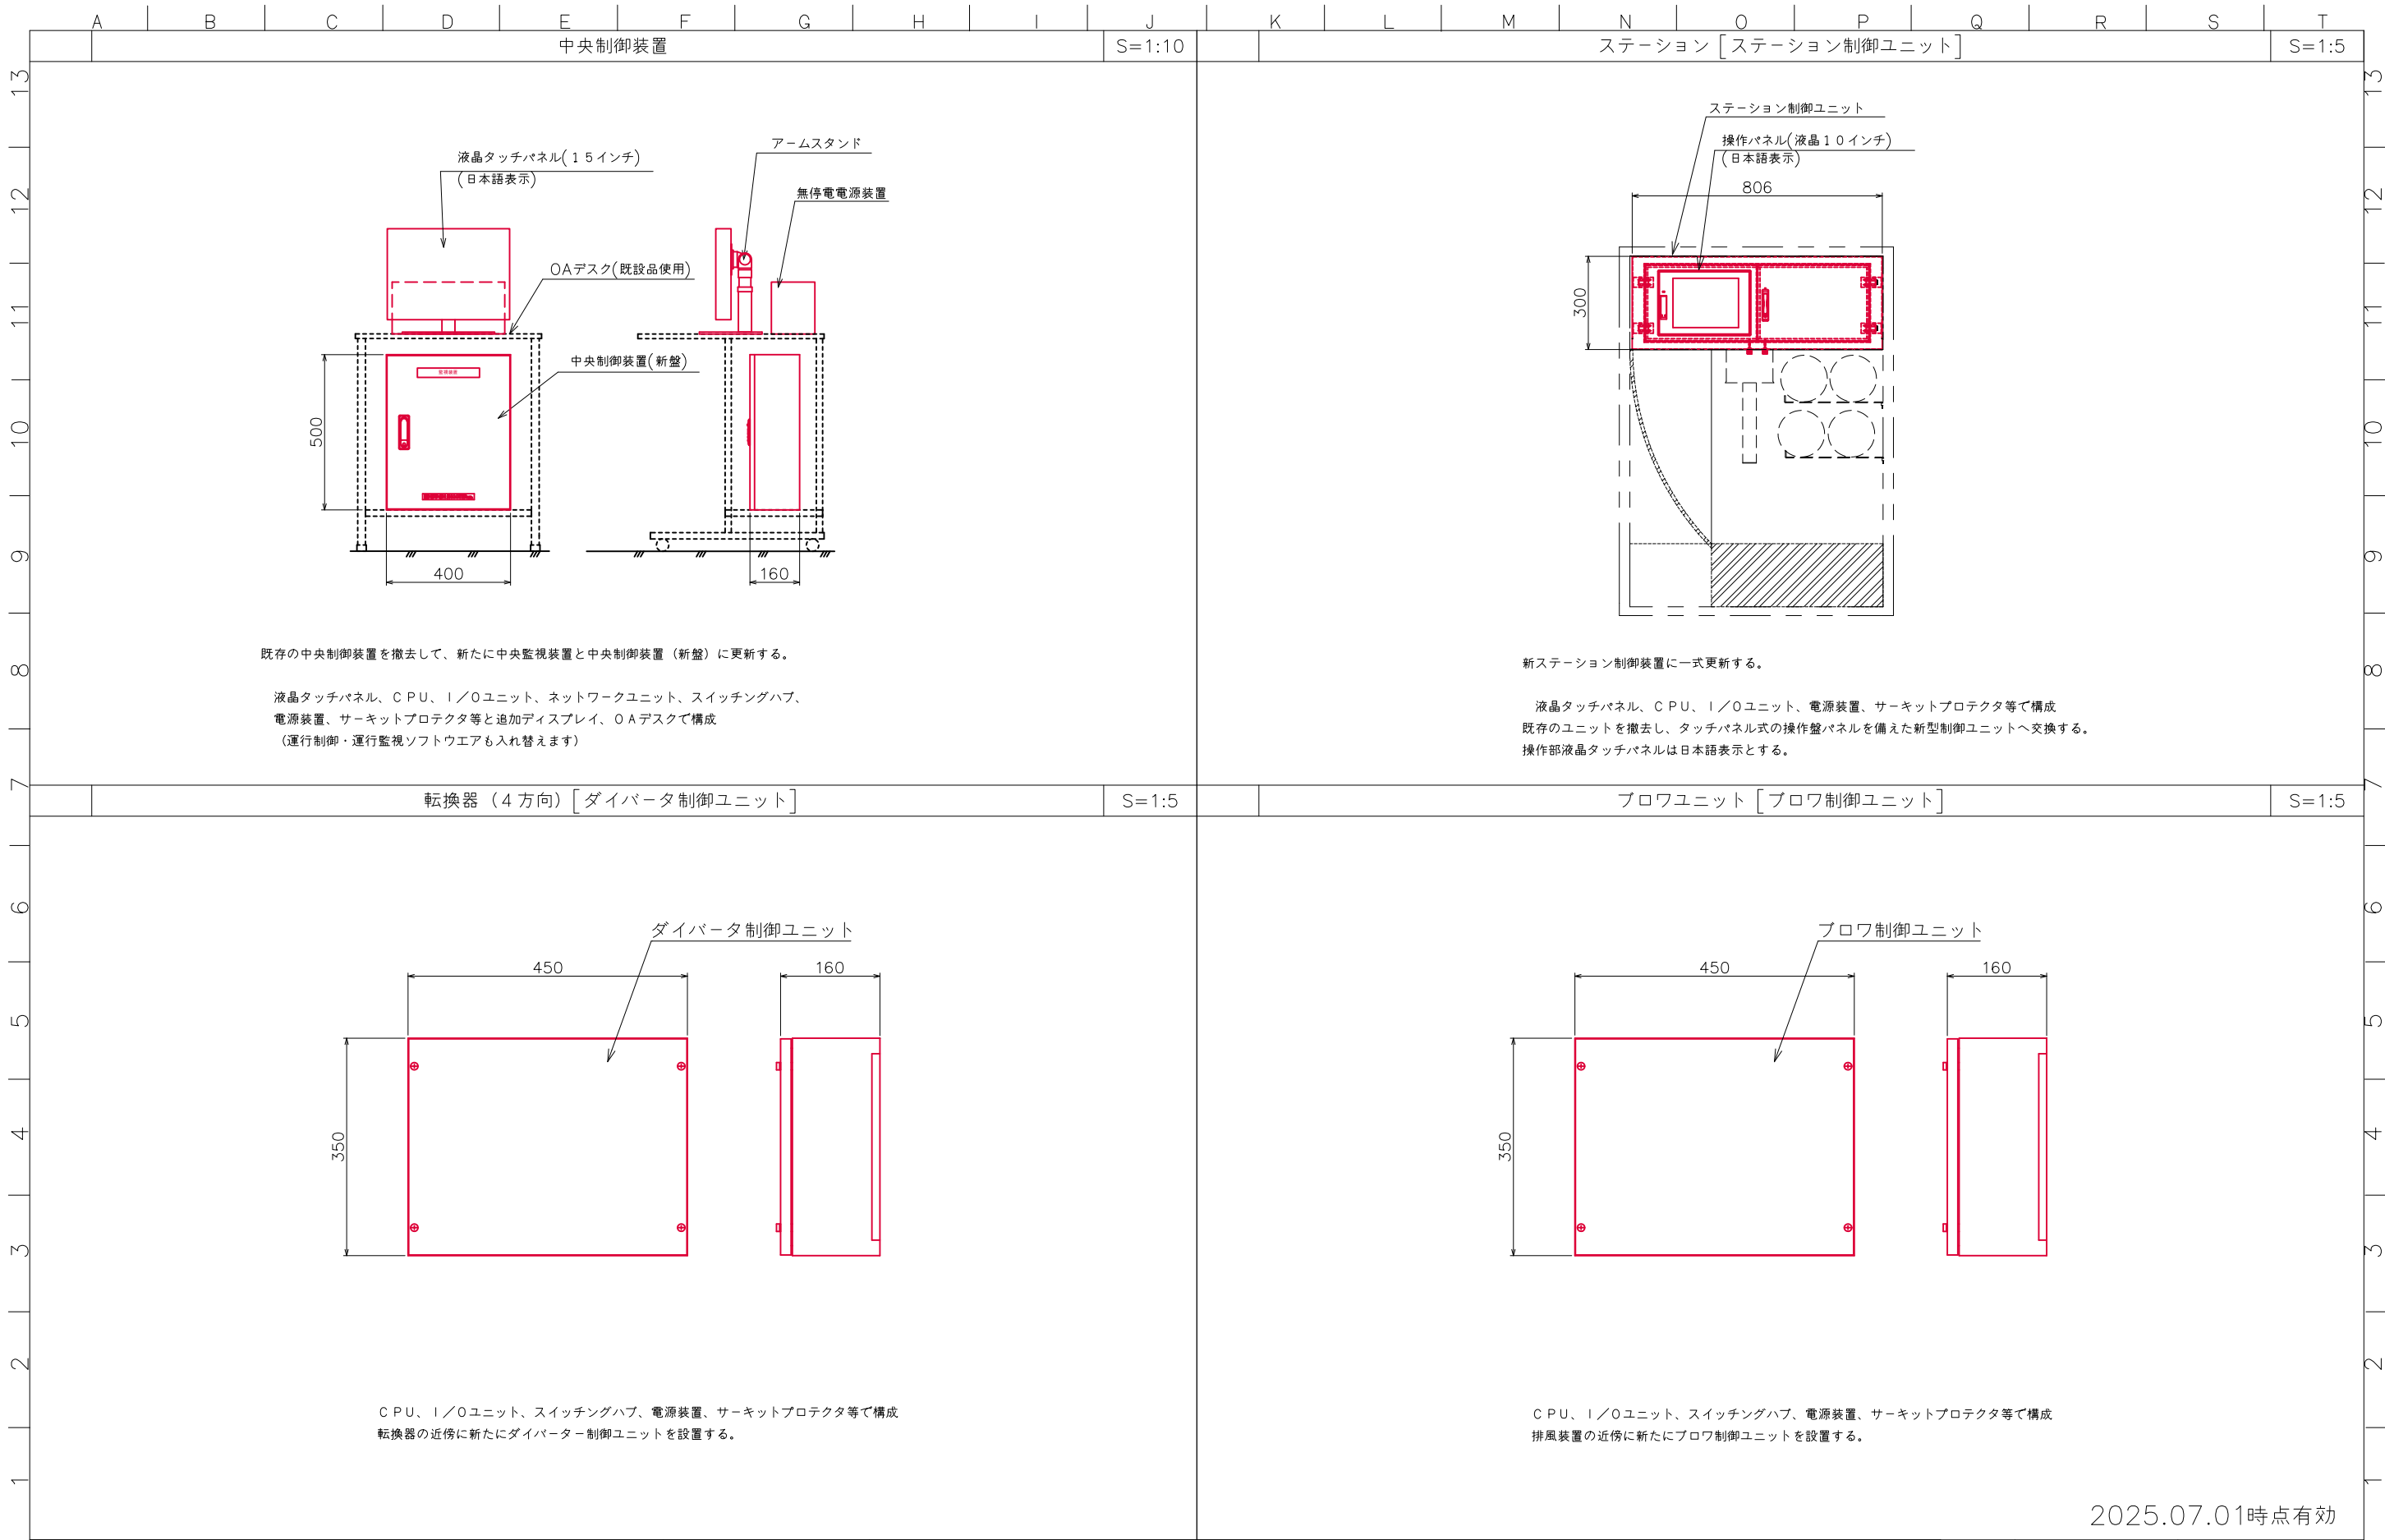


2025.07.01時点有効

<div></div> <div>地方独立行政法人 静岡県立病院機構</div> <div>静岡県立総合病院</div> <div>Shizuoka General Hospital</div>					作図日		区分名										縮 尺		図面番号																				
					2025.07.01		静岡県立総合病院 検体搬送用気送管設備更新工事																																
					作図者 管 財 課		図面名										A3 S=1:20,10 (A1 S=1:10,5)		0 2																				
A		B		C		D		E		F		G		H		I		J		K		L		M		N		O		P		Q		R		S		T	

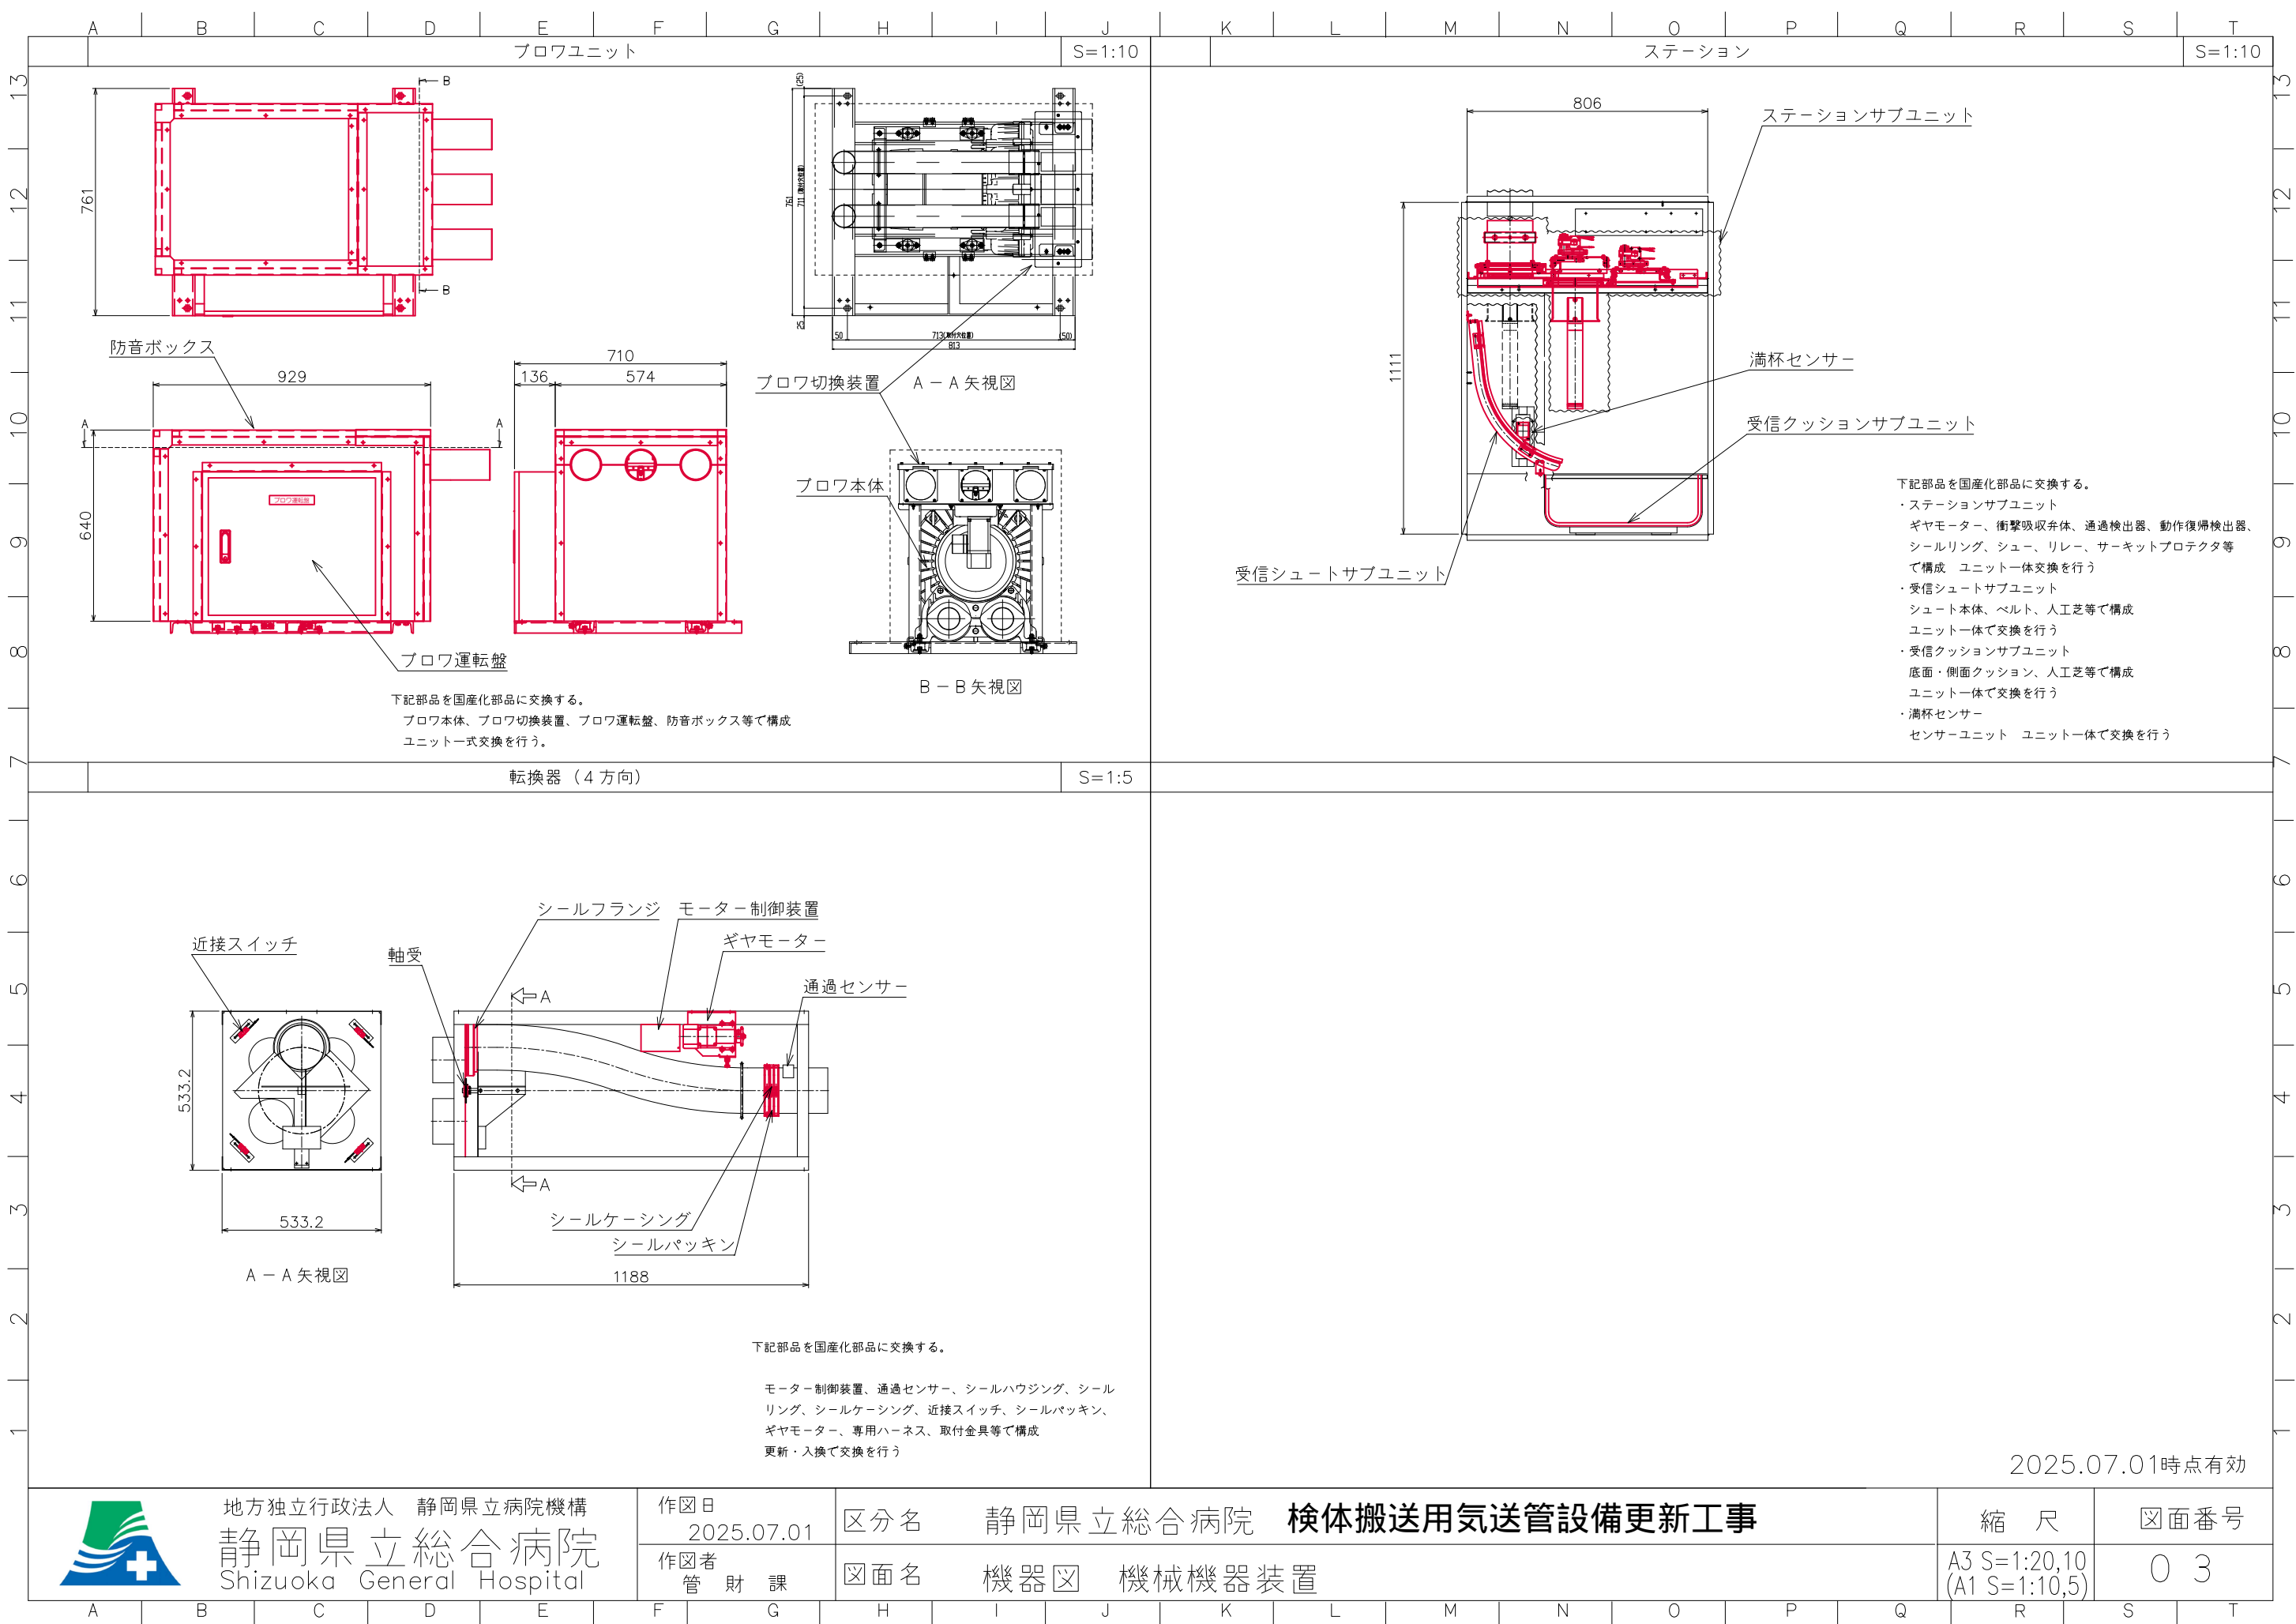

2025.07.01時点有効

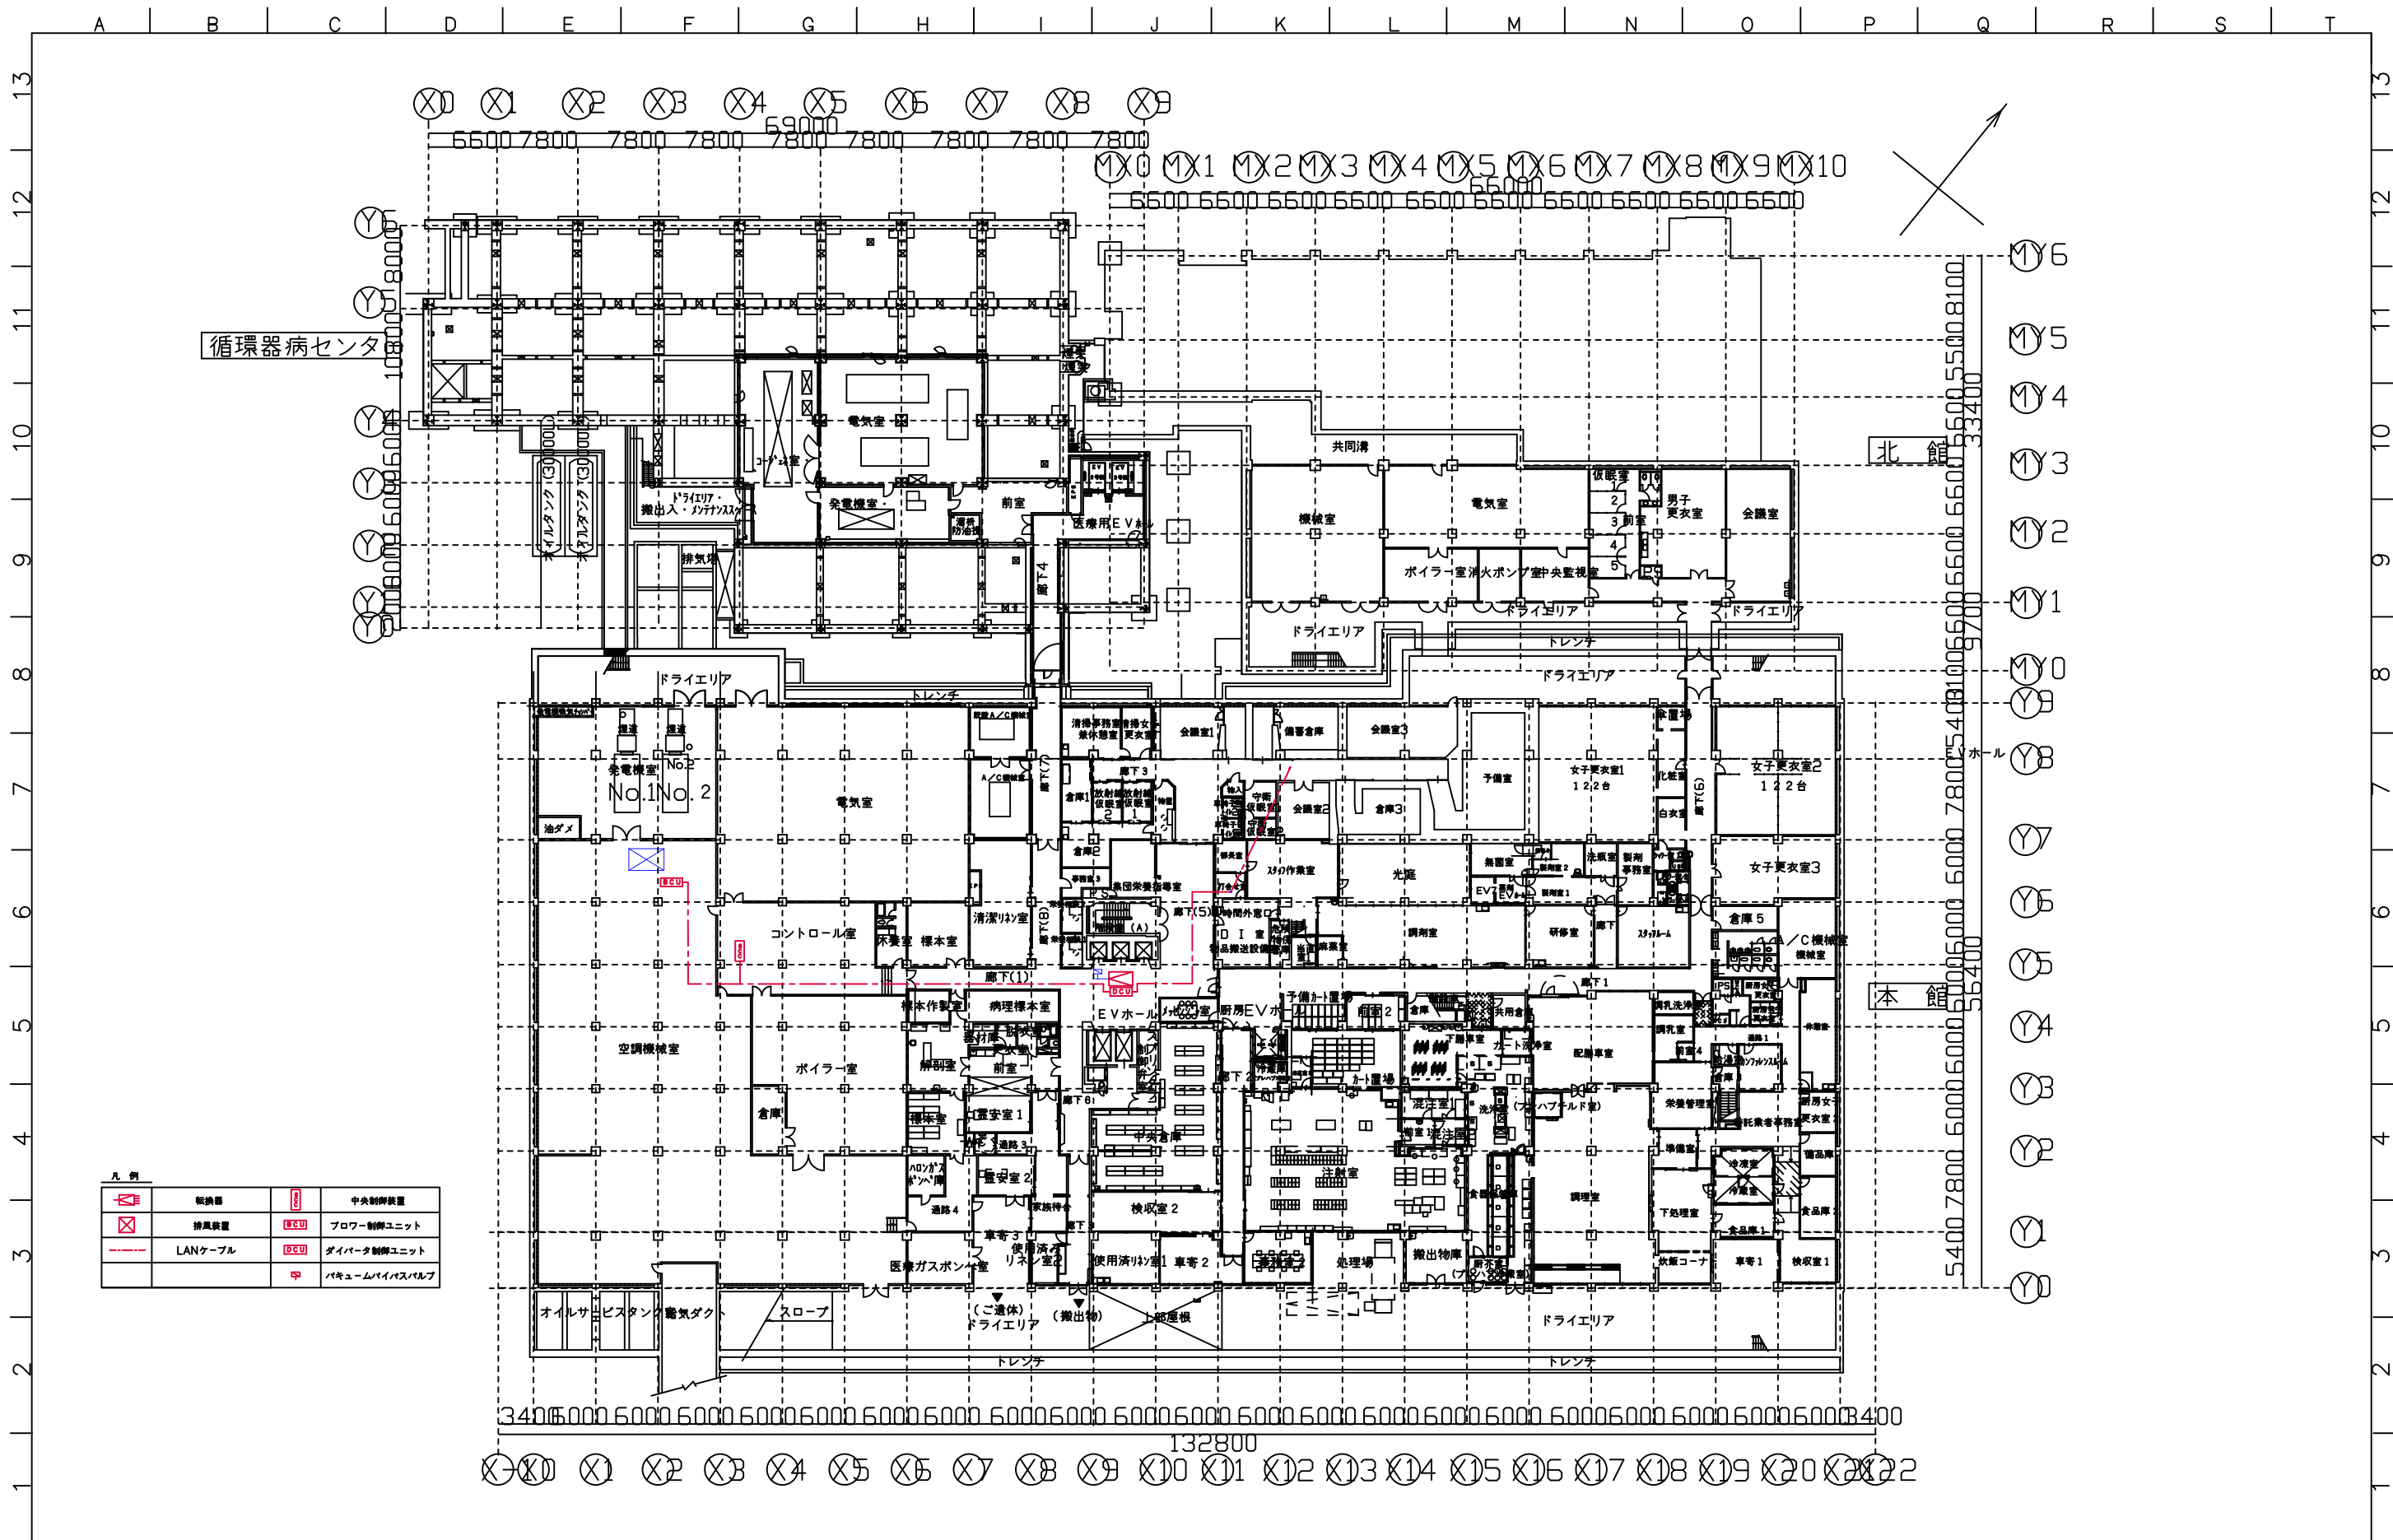



地方独立行政法人 静岡県立病院機構
静岡県立総合病院
Shizuoka General Hospital

作図日
2025.07.04
作図者
管財課

区分名 静岡県立総合病院 検体搬送用気送管設備更新工事
図面名 地下1階 平面図

縮尺
A3 S=1:600
(A1 S=1:300)
図面番号
04

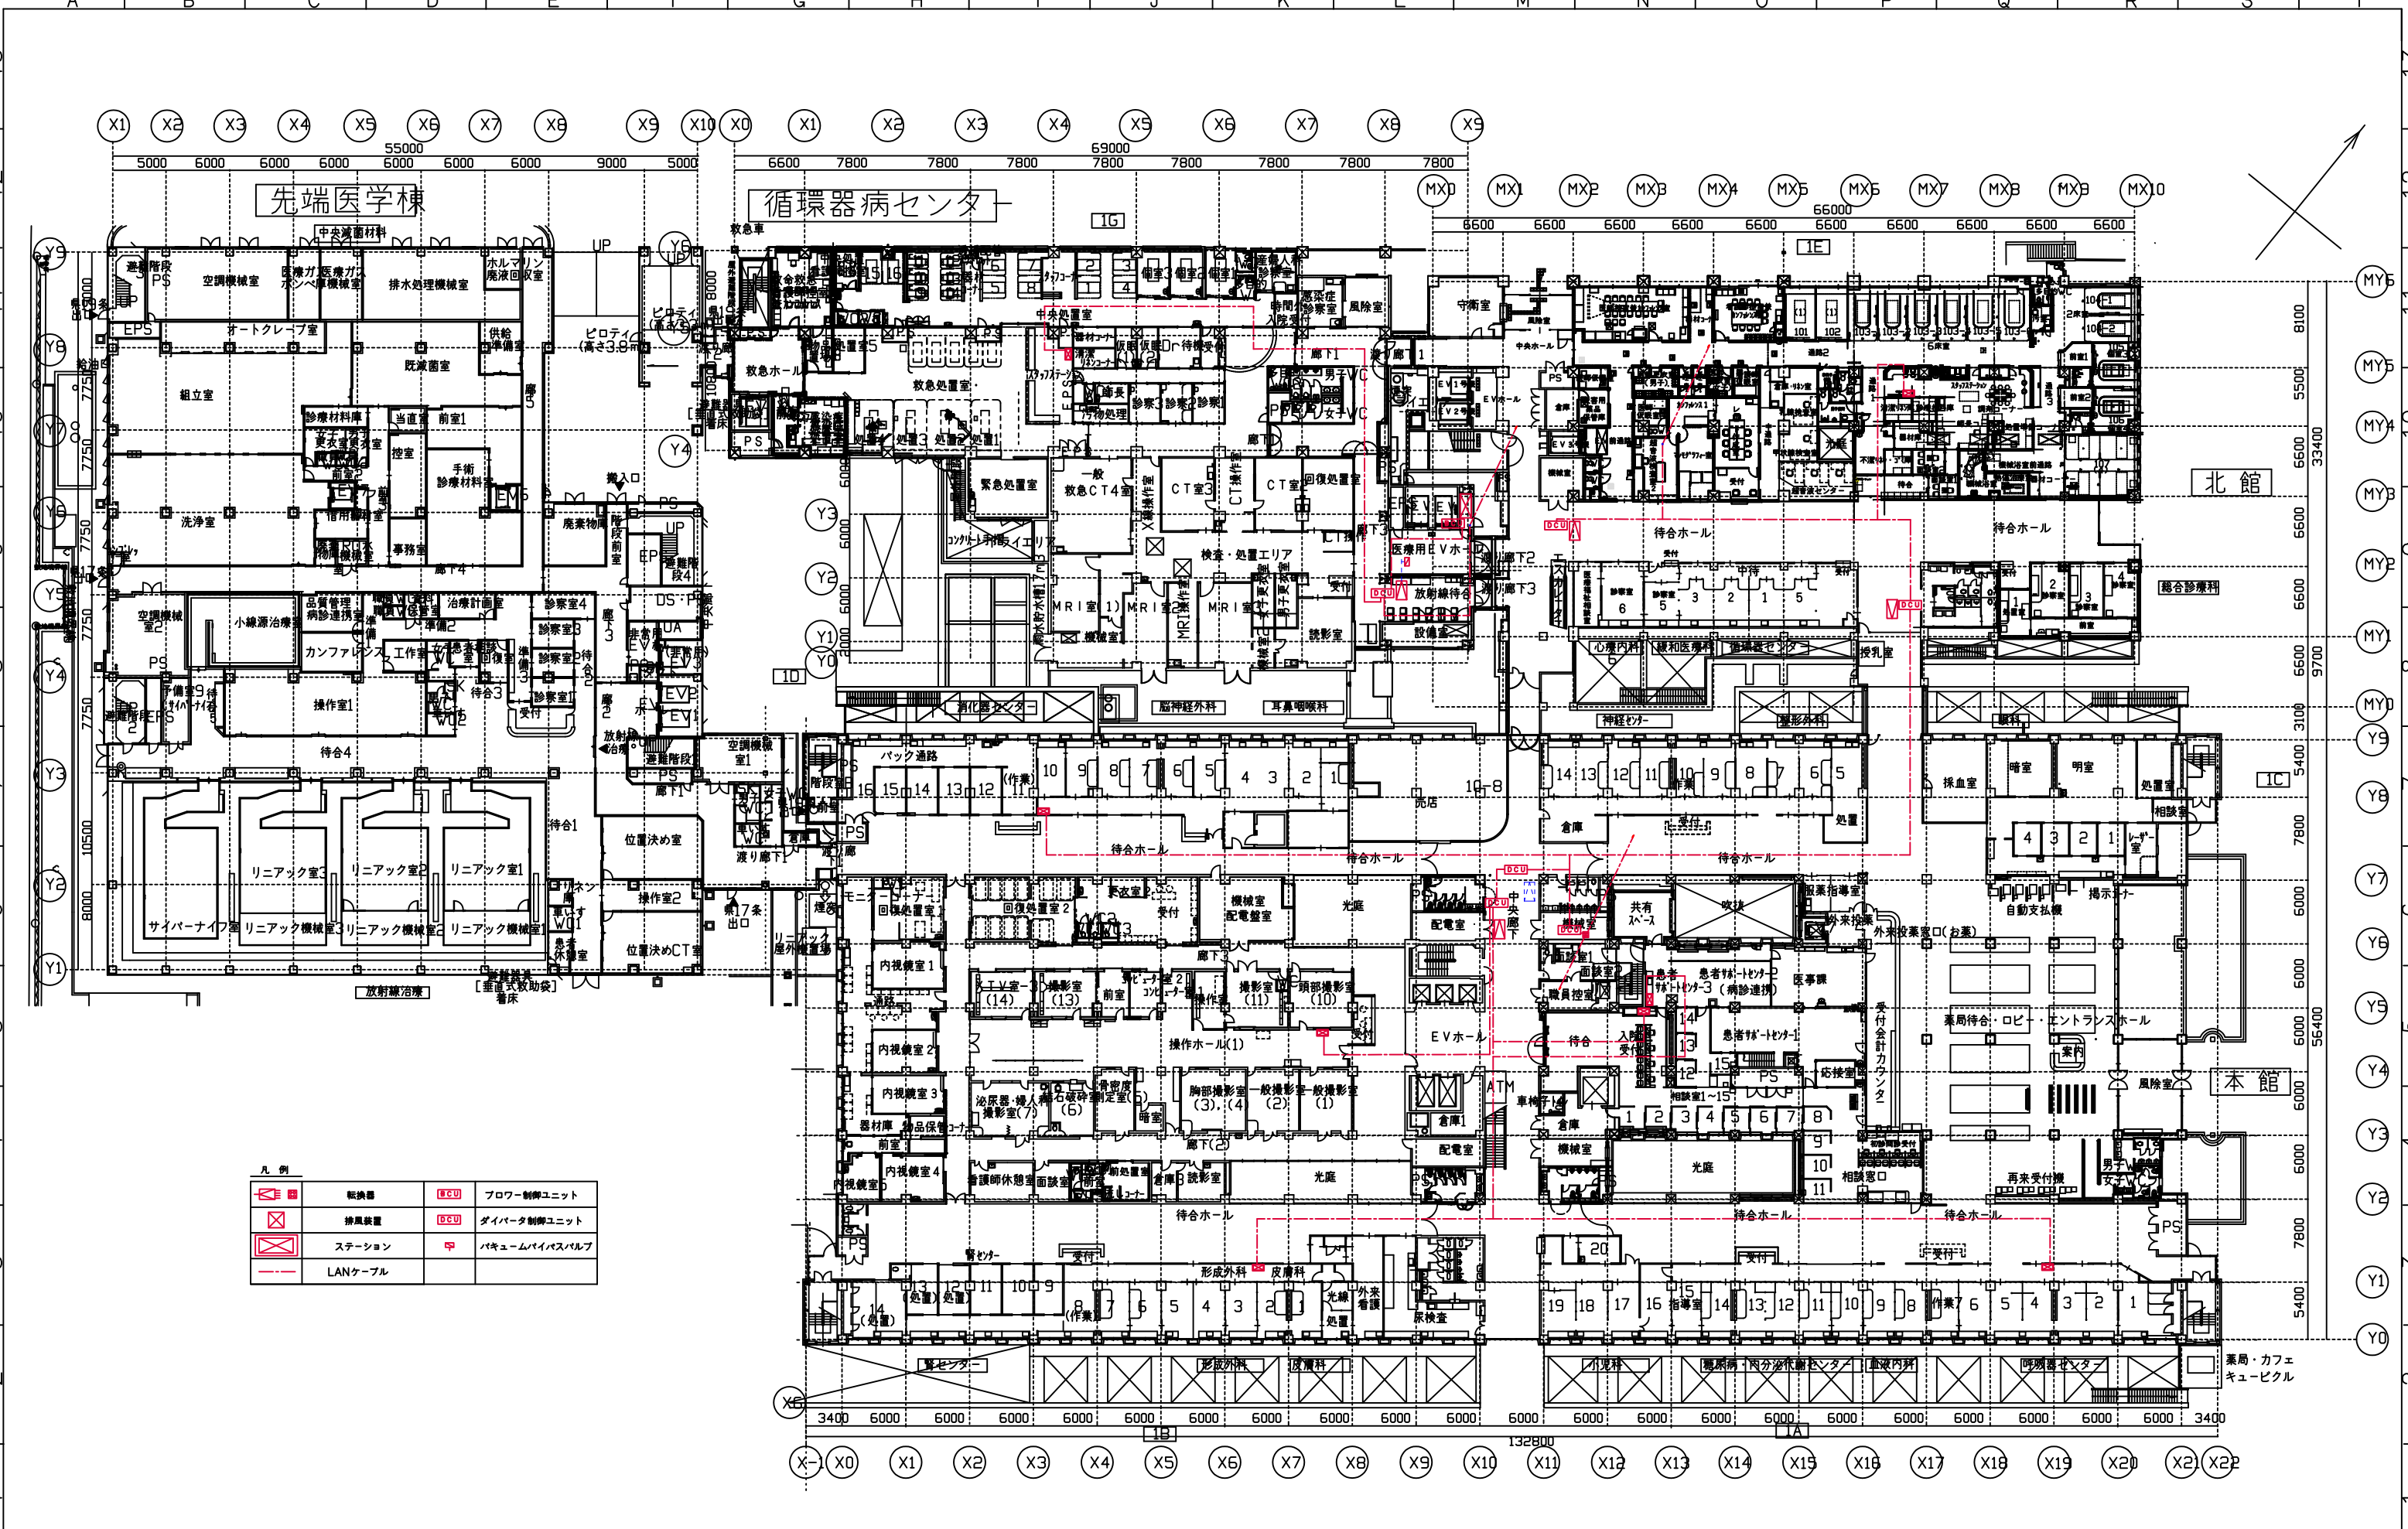

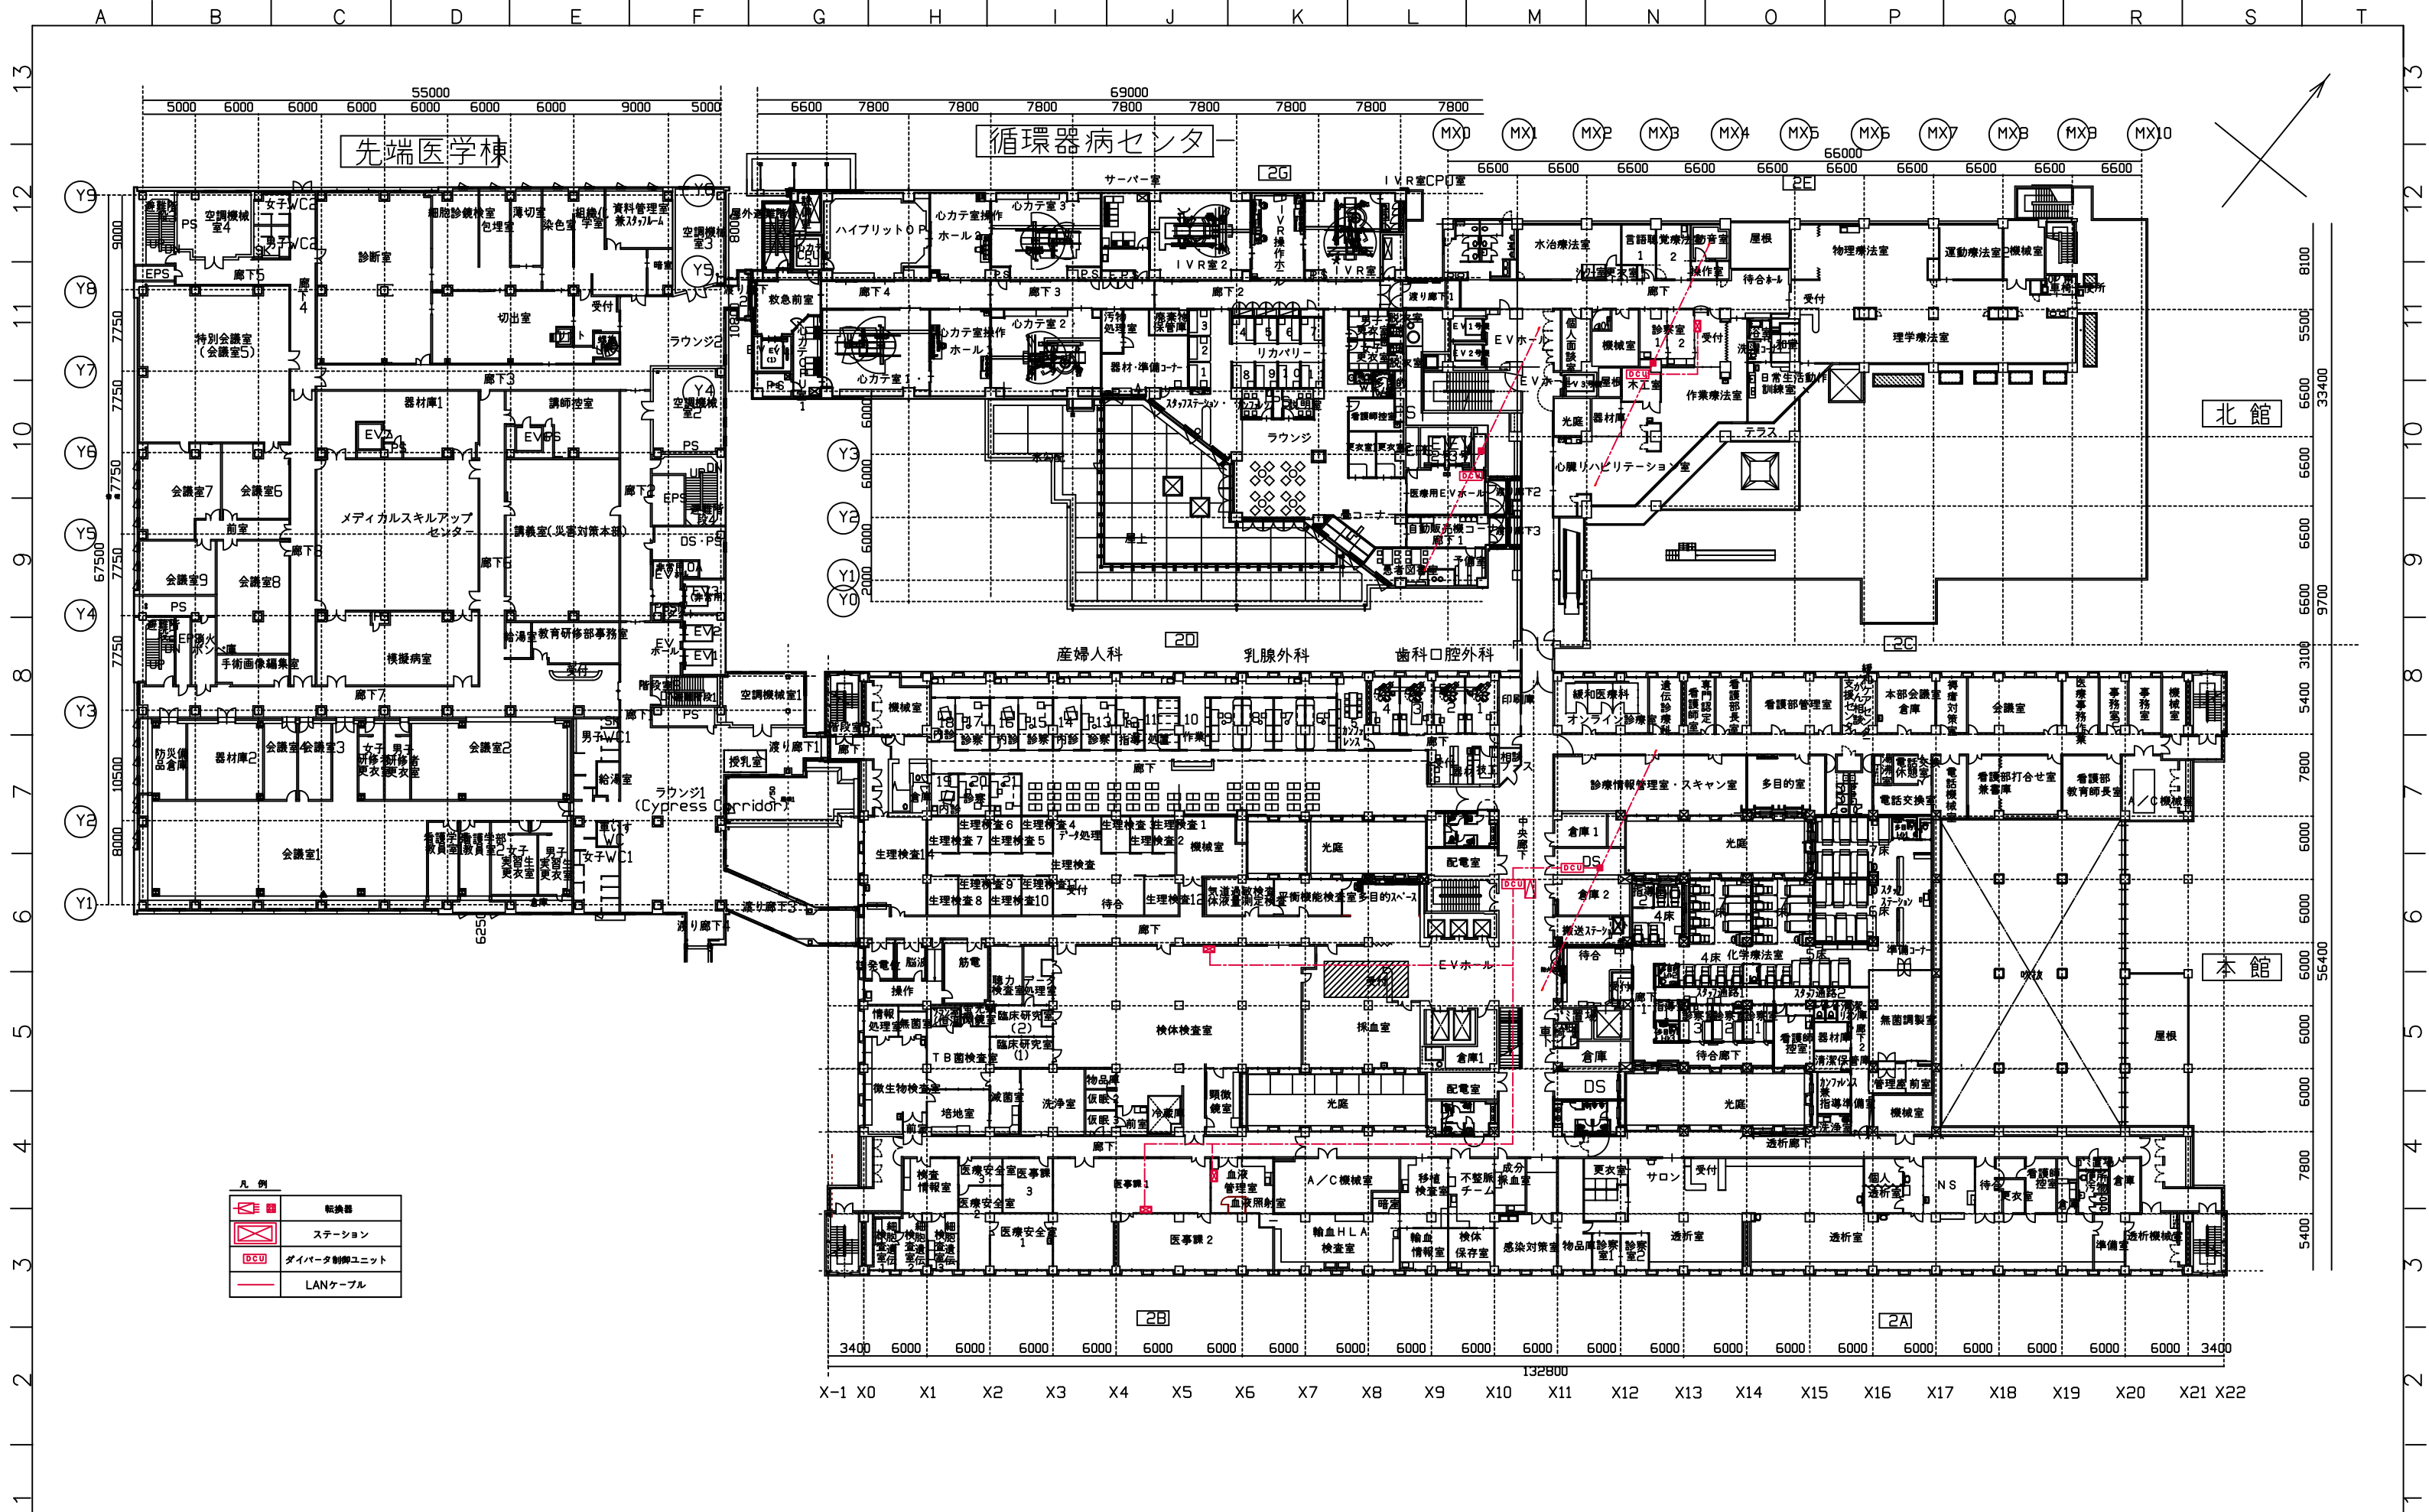

地方独立行政法人 静岡県立病院機構
静岡県立総合病院
Shizuoka General Hospital

作図日
2025.07.07
作図者
管財課


区分名 静岡県立総合病院 検体搬送用気送管設備更新工事
図面名 2階 平面図


縮尺

A3 S=1:600
(A1 S=1:300)

図面番号

06

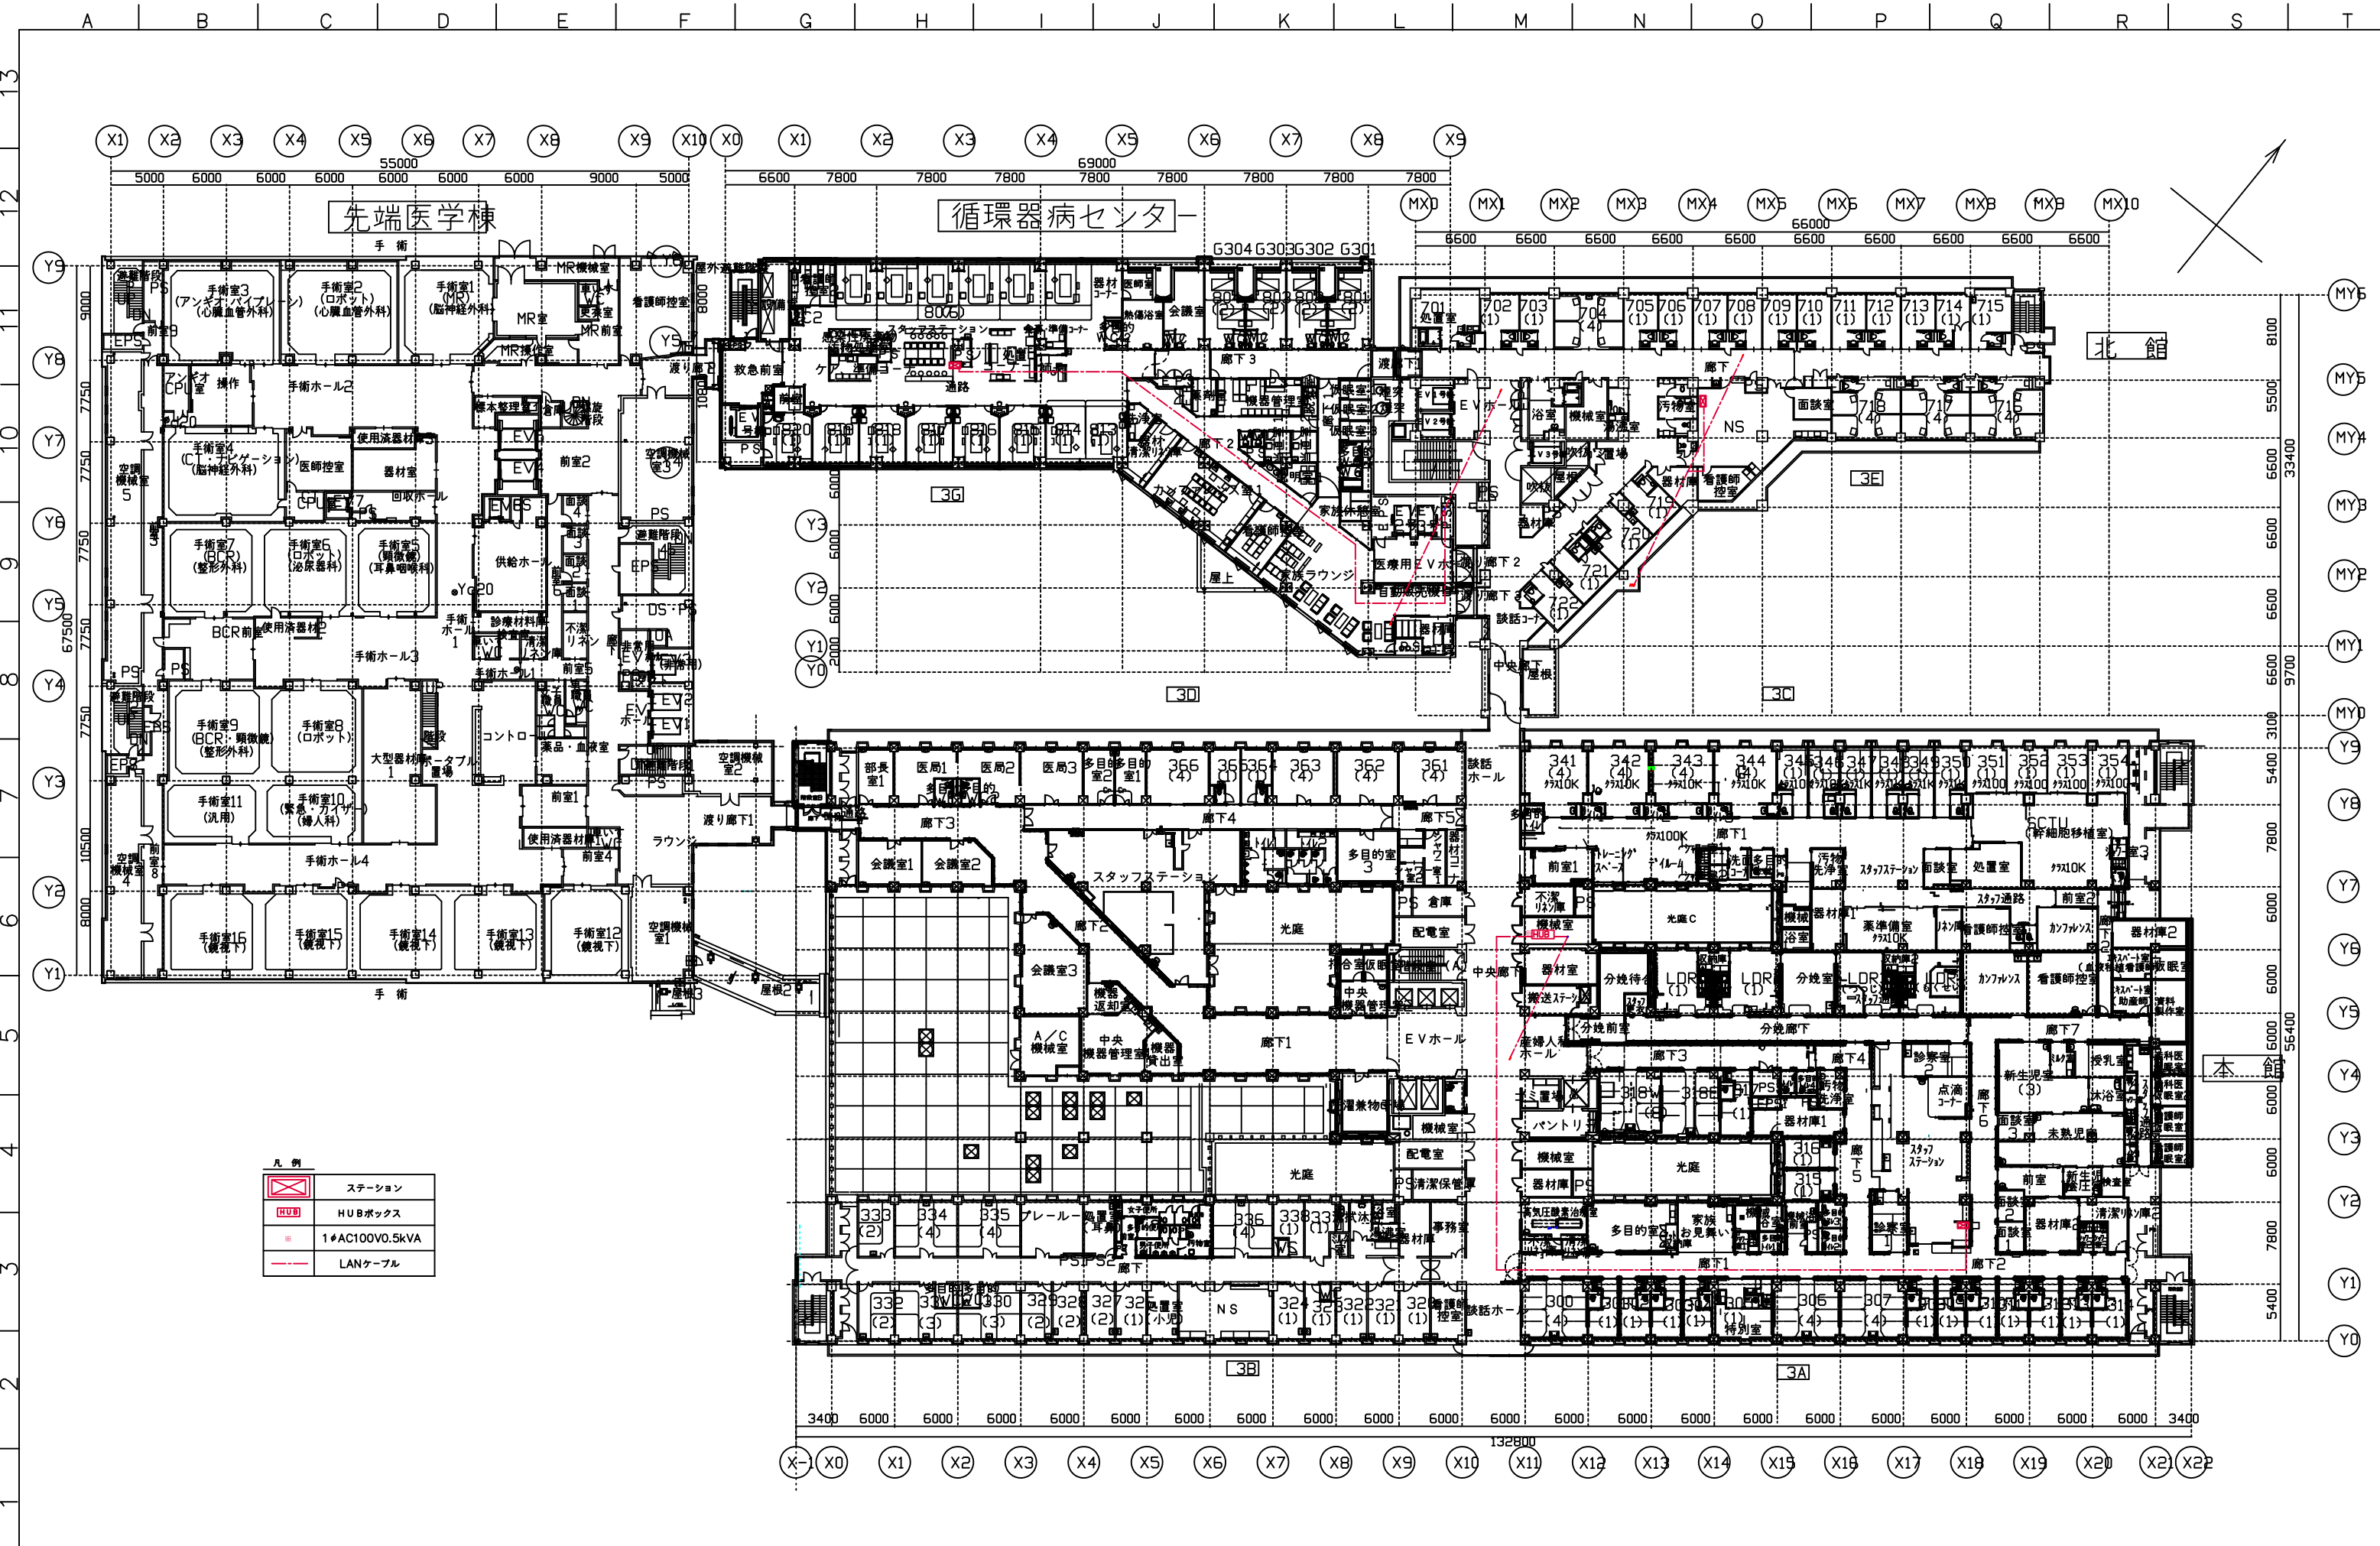

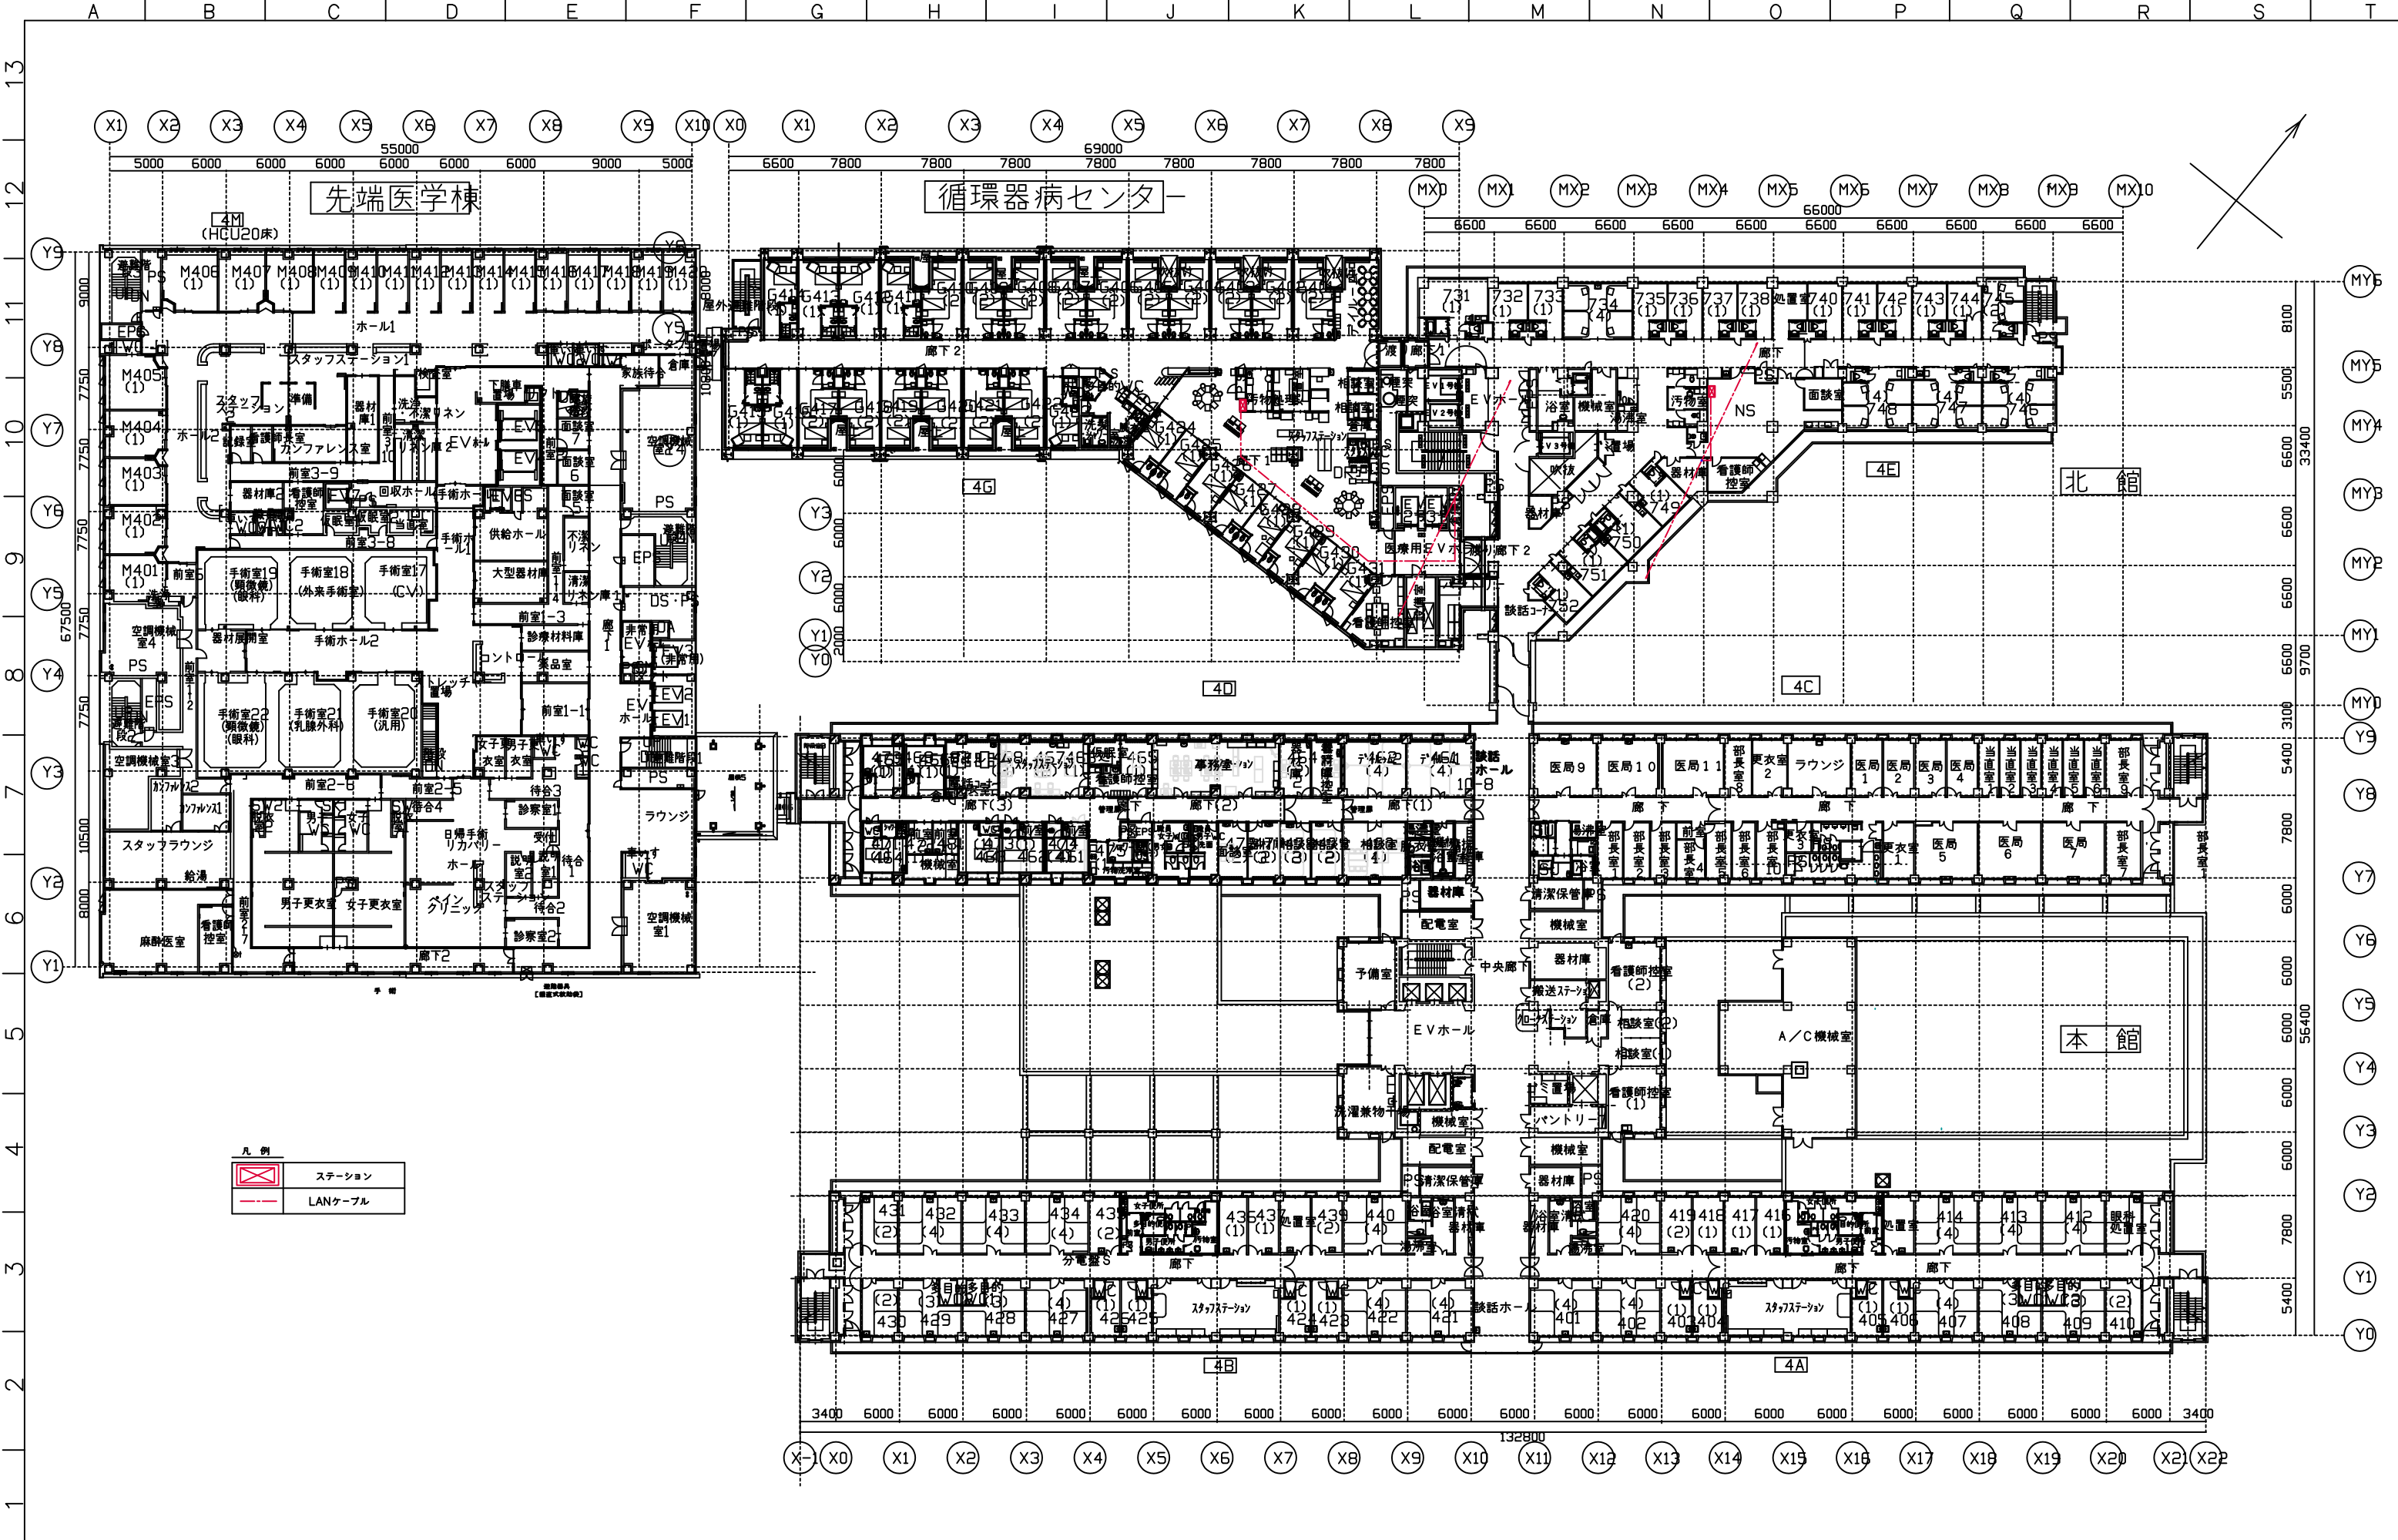

凡 例

	ステーション
	LANケーブル



地方独立行政法人 静岡県立病院機構
静岡県立総合病院
Shizuoka General Hospital

作図日
2025.07.07
作図者
管 財 課

区分名 静岡県立総合病院 検体搬送用気送管設備更新工事
図面名 4階 平面図

縮 尺	図面番号
A3 S=1:600 (A1 S=1:300)	08

