

# 平成26年度


# 静岡県立総合病院 城北西宿舍排水管更生工事

図面番号	図面名称	図面番号	図面名称
M-1	表紙・図面リスト		
M-2	機械設備工事特記仕様書 1/2		
M-3	機械設備工事特記仕様書 2/2		
M-4	給排水衛生設備 配管系統図、住戸内（基準階）詳細図（A棟・B棟共通図）		
M-5	給排水衛生設備 A棟 1階平面図		
M-6	給排水衛生設備 A棟 2階平面図		
M-7	給排水衛生設備 A棟 3階平面図		
M-8	給排水衛生設備 B棟 1階平面図		
M-9	給排水衛生設備 B棟 2階平面図		
M-10	給排水衛生設備 B棟 3階平面図		







改修概要  
 排水管更生工事  
 ・住戸内各器具より外部第1階までの排水管の更生工事（内面コーティング）を行う。

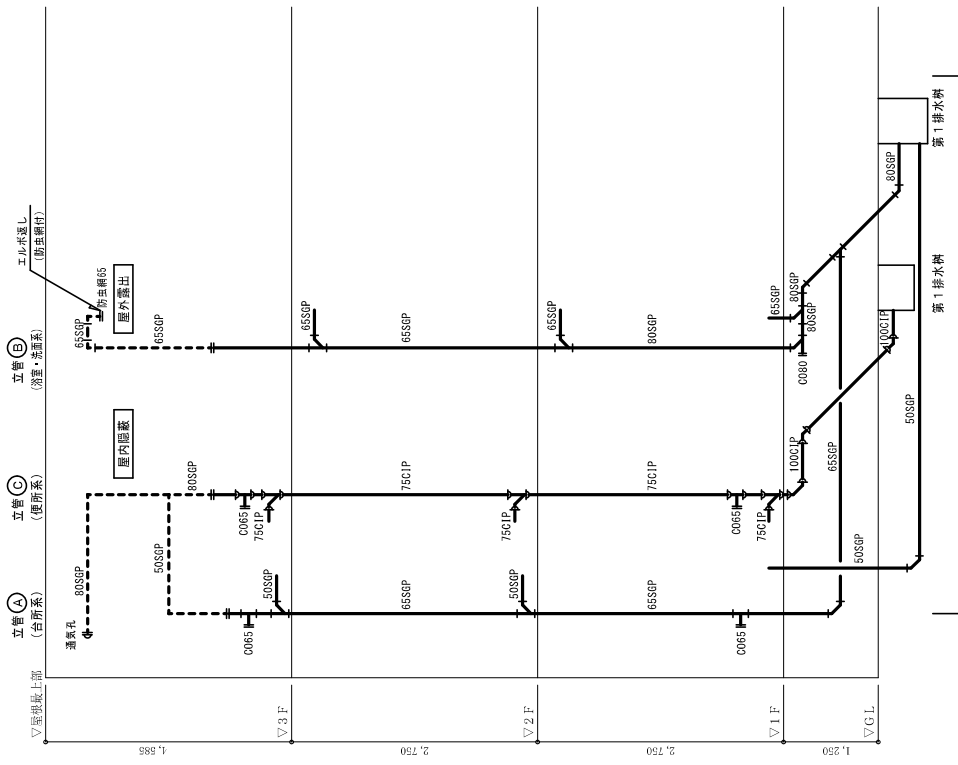

配管系統図 N.S. ※上図は排水系1系統分を示す。

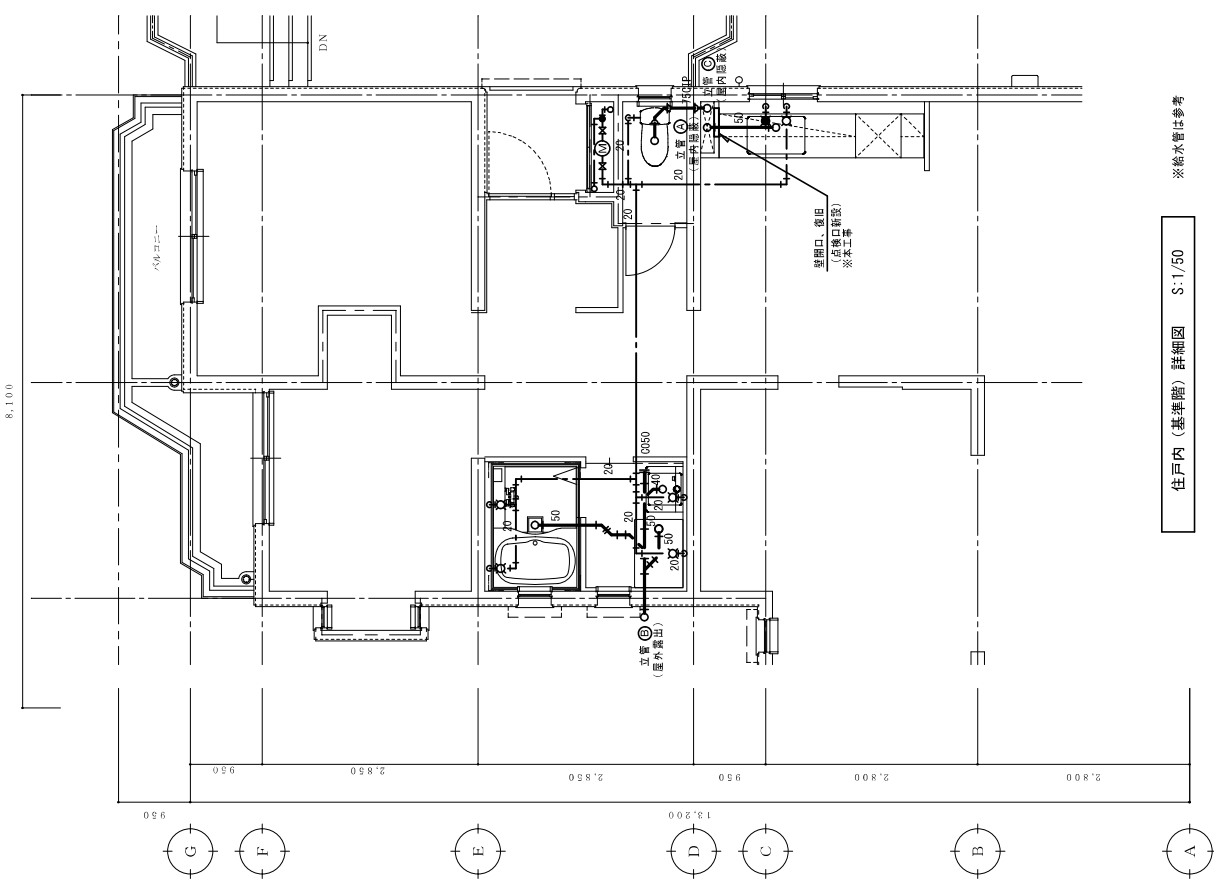

A 棟

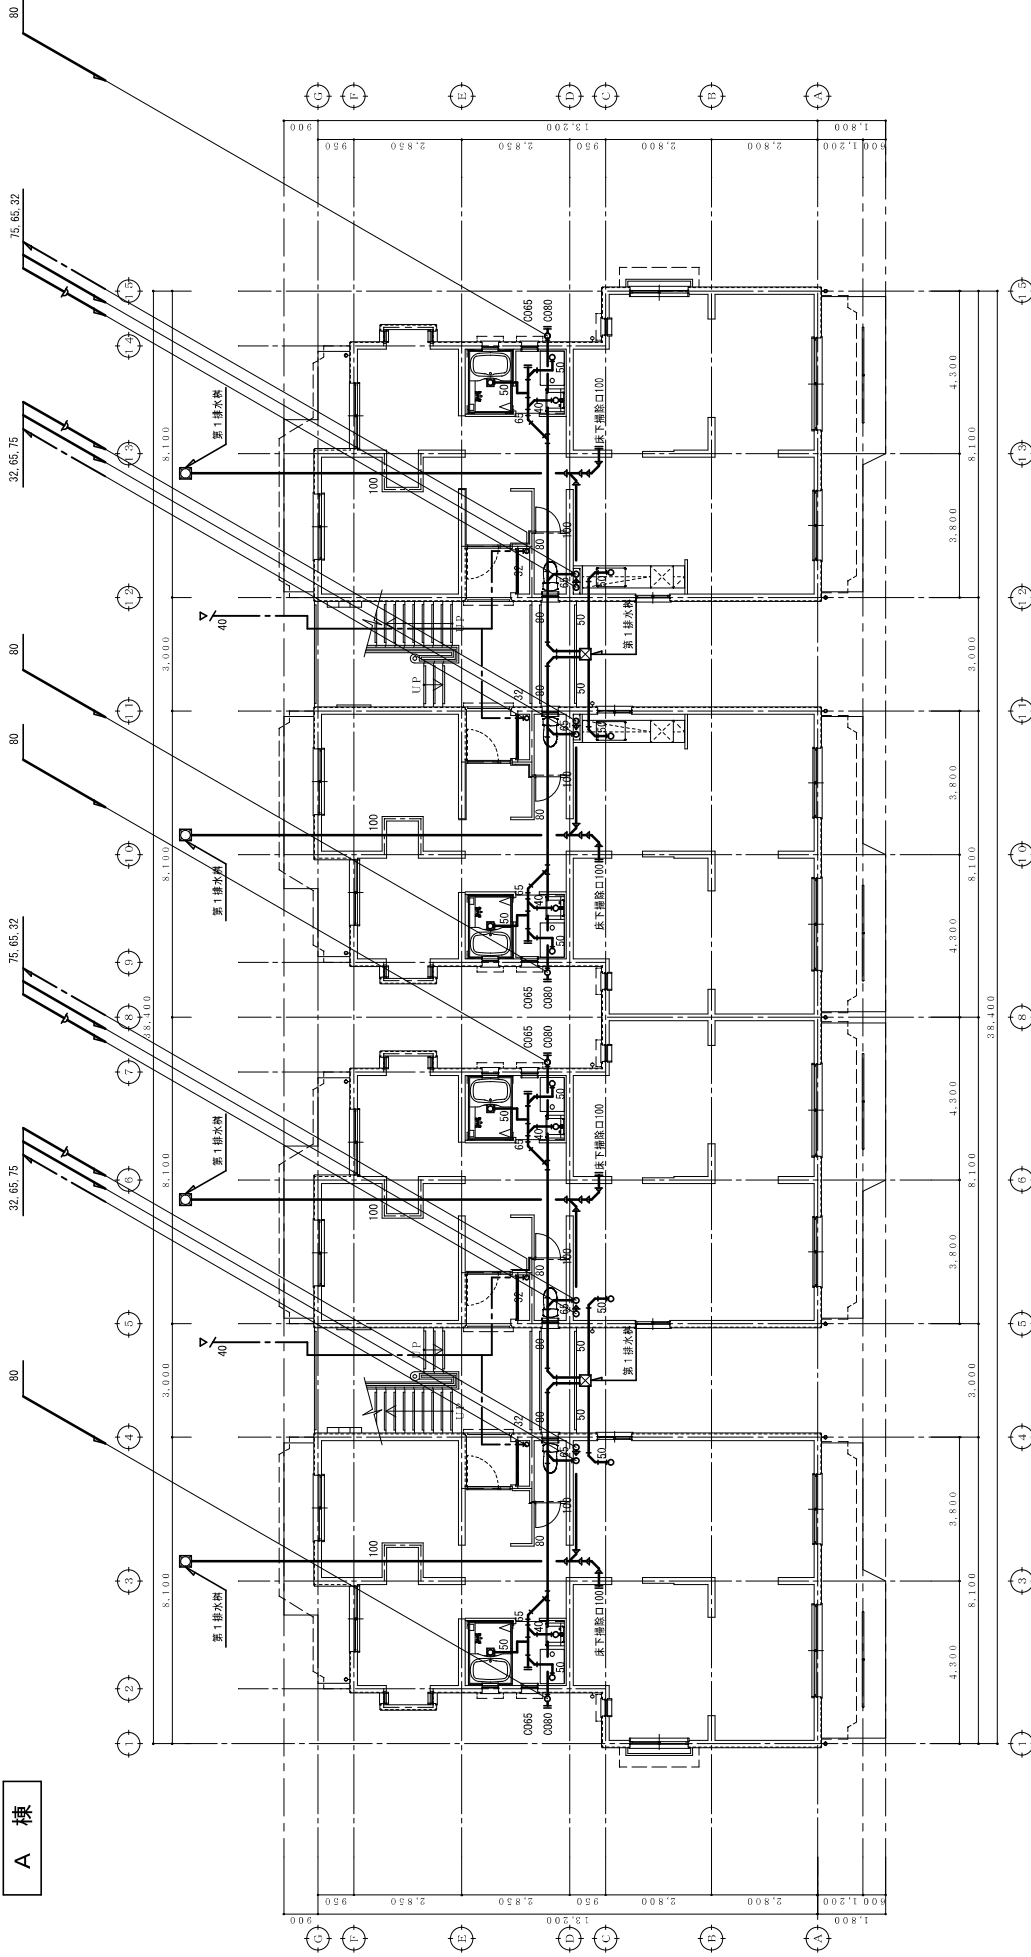

1階 平面図 S:1/100 ※給水管は参考

図面名

平成26年度 静岡県立総合病院  
城北西宿管排水管更生工事

給排水衛生設備  
A棟 1階 平面図


備考

縮尺	S:1/100 (A2棟: 100%)
水	S:1/141 (A3棟: 70.1%)
排水	

株式会社 アート・プラン 一級建築士事務所  
 静岡市葵区本宿3丁目4番1号5F プラン・エス・エフ  
 一級建築士登録番号 15005号 本田 光博  
 一級建築士事務所 静岡市葵区本宿3丁目4番1号5F 305号

図面番号  
M-5

A棟

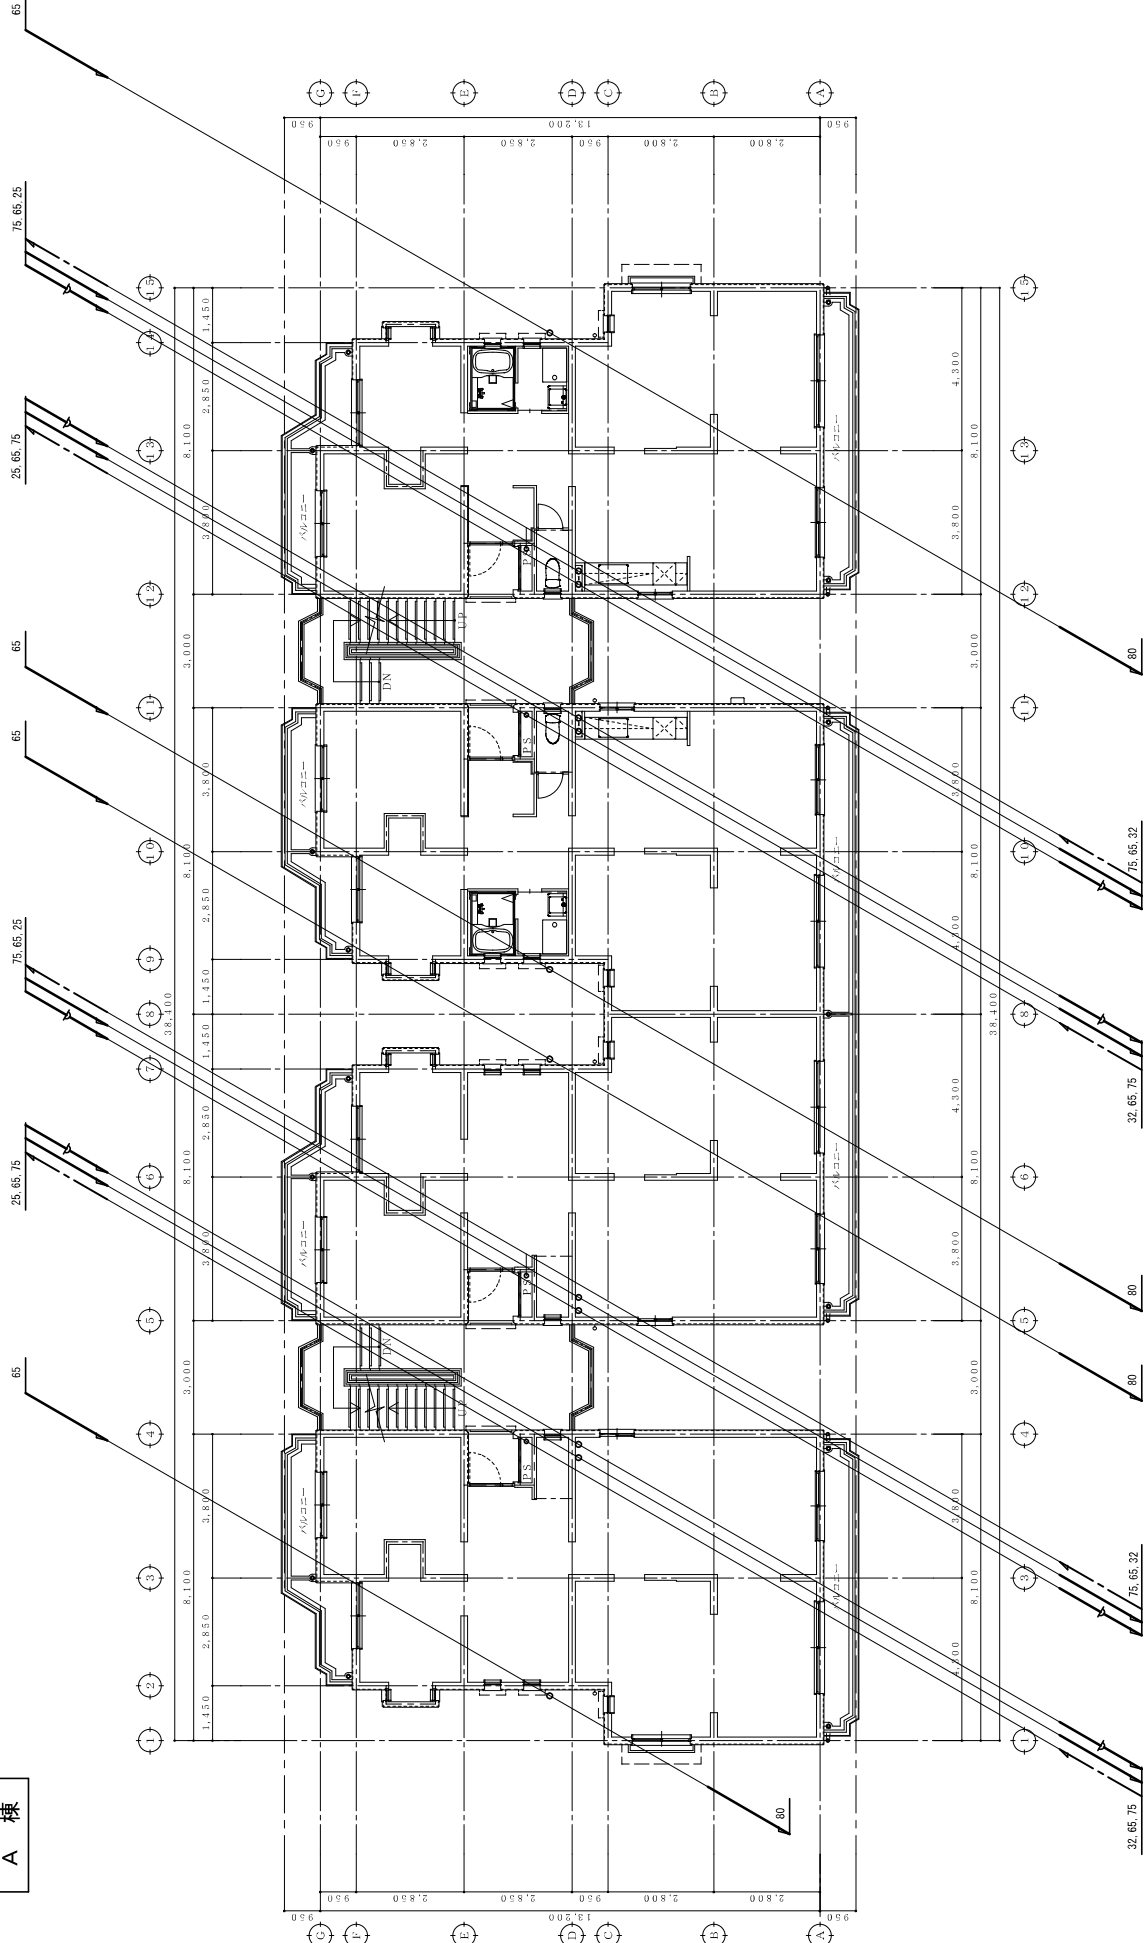

2階 平面図 S:1/100

※給水管は参考

図面NO.

工事名称

階層

備考

縮尺

縮尺

平成26年度 静岡県立総合病院  
城北西館管排水管更生工事

給排水衛生設備  
A棟 2階 平面図


S:1/100 (42層:100%)  
S:1/141 (A2層:70.7%)

株式会社 アート・プラン 一級建築士事務所  
静岡市葵区常盤3丁目4番15号、アール・ジュニア1F  
一級建築士登録番号 150051号、大田 光雄

一級建築士登録番号 150051号、大田 光雄

M-6

A 棟

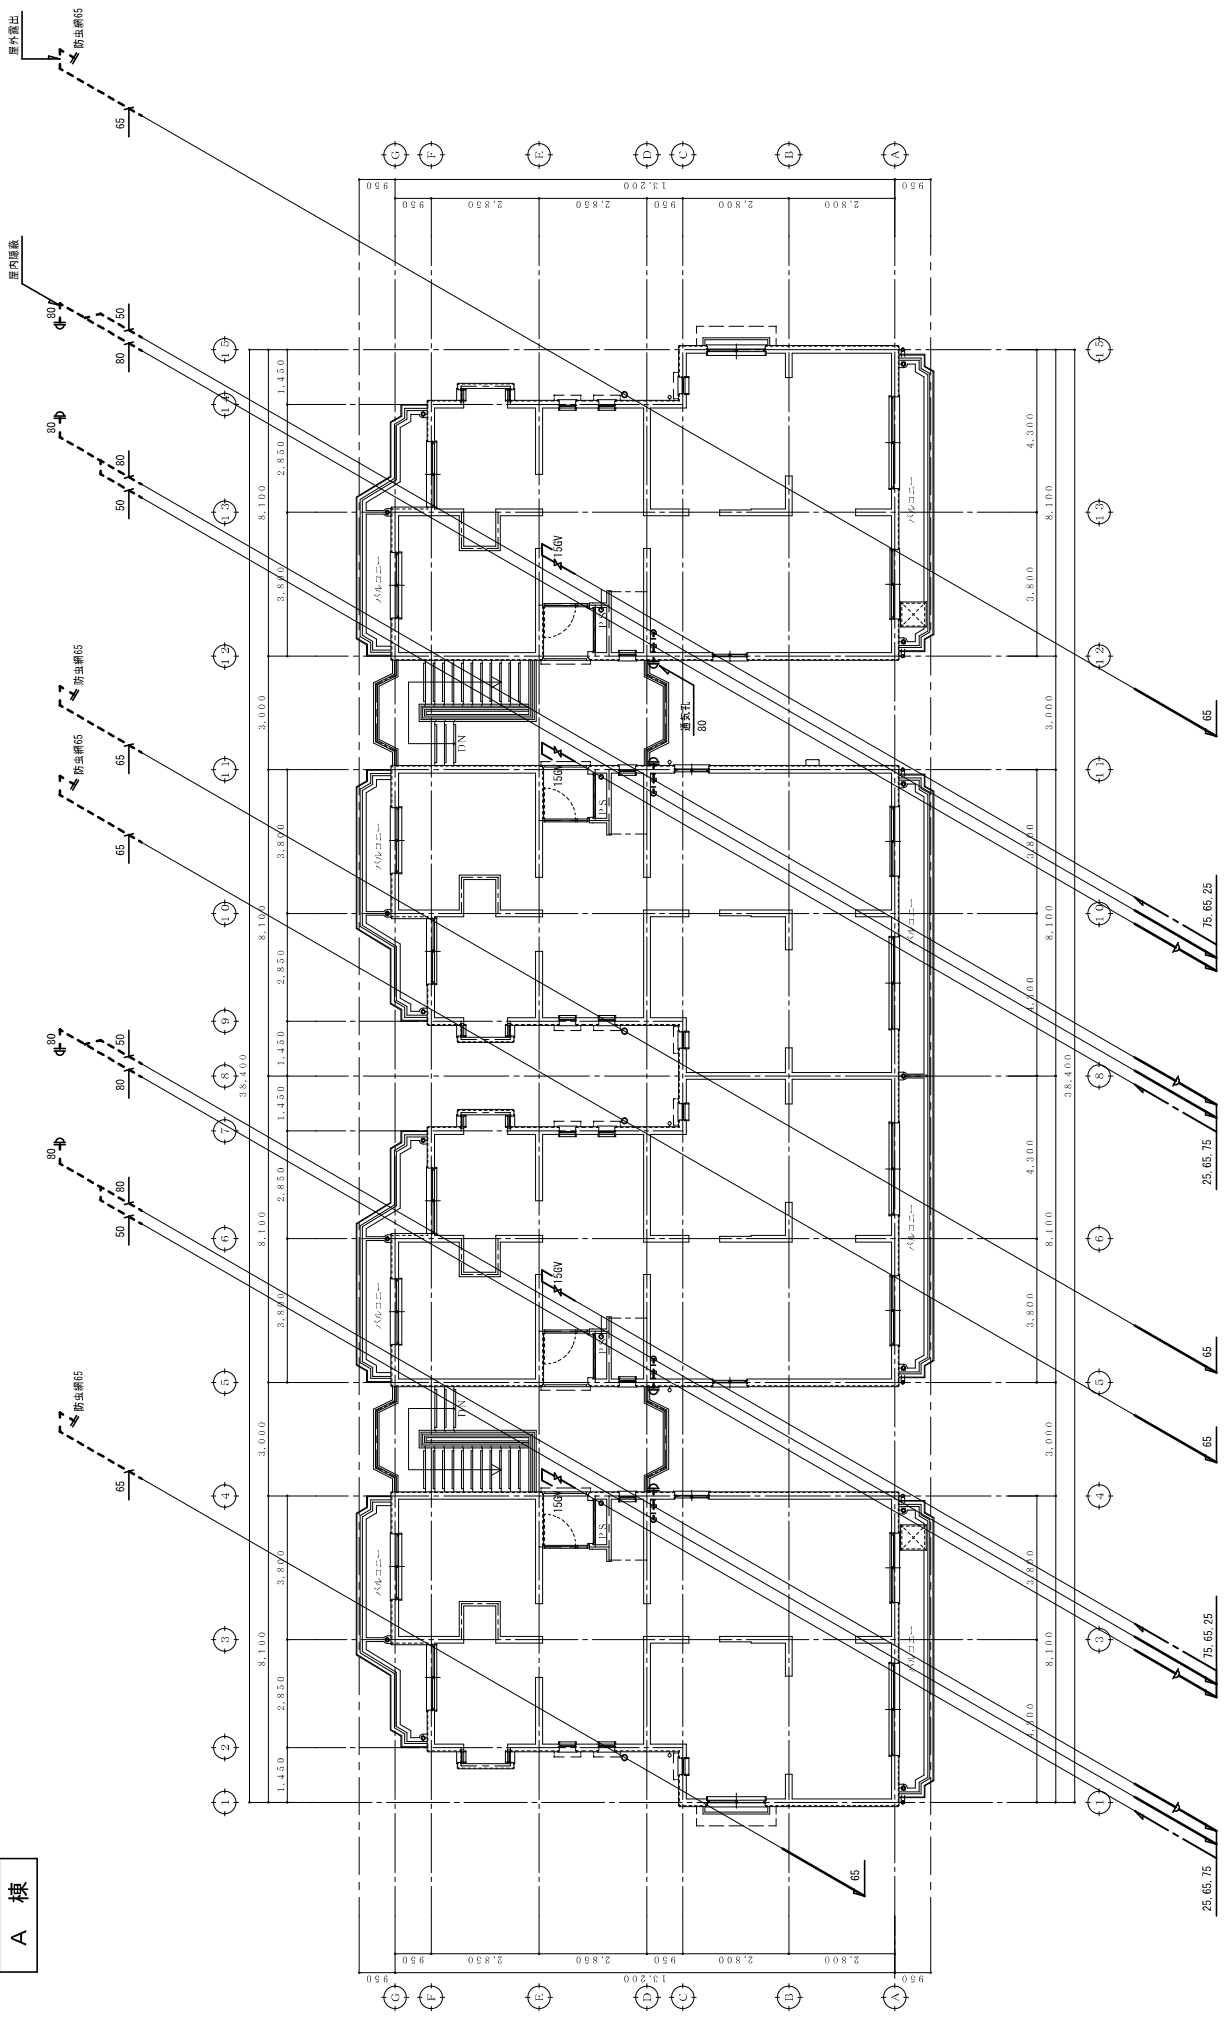

3階 平面図 S:1/100 ※給水管は参考

縮尺

平成26年度 静岡県立総合病院 城北西宿舎排水管更生工事

給排水衛生設備 A棟 3階 平面図

図号

S1/100 (A2配 100%)  
S1/141 (A3配 70.7%)


備考

株式会社 アート・プランナー 建築士事務所  
静岡県浜松市東区3丁目4番15号 フォーサイト3A1F  
TEL: 054-956-6002 FAX: 054-956-6006  
一般建築士事務所 静岡建築士登録番号 (S) 3055号 大田 孝雄

図面番号

M-7

B棟

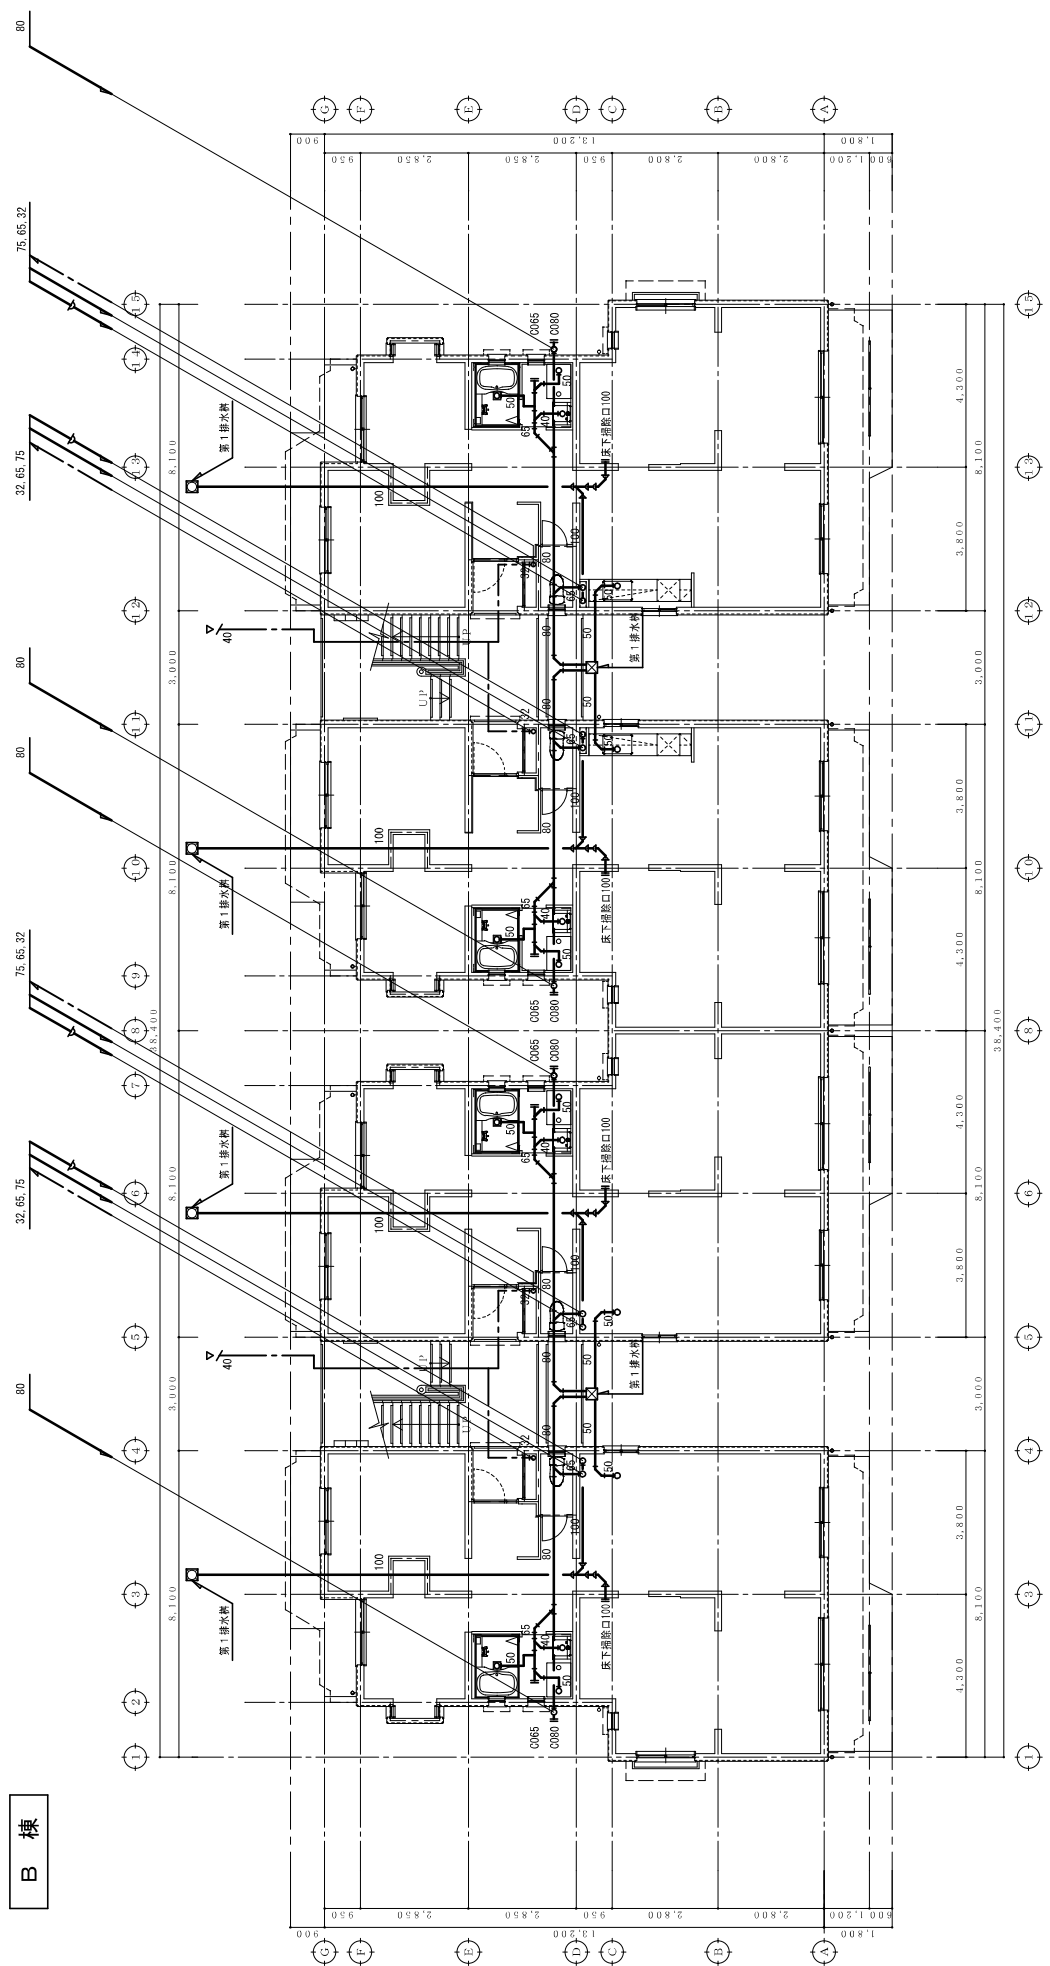

1階 平面図 S:1/100

※給水管は参考

図面名称  
上層水配

平成26年度 静岡県立総合病院  
城北西宿舎排水管更生工事

給排水衛生設備  
B棟 1階 平面図


備考

縮尺	S:1/100 (42班・100%)
比例	S:1/141 (43班・70.7%)
作成	
校閲	

株式会社 アート・プラン 一級建築士事務所  
 静岡市東区巻笠3丁目4番1号 4F プラージュA1F  
 TEL: 054-655-0602 FAX: 054-655-0606  
 一級建築士事務所 静岡市東区巻笠3丁目4番1号 150801号



B棟

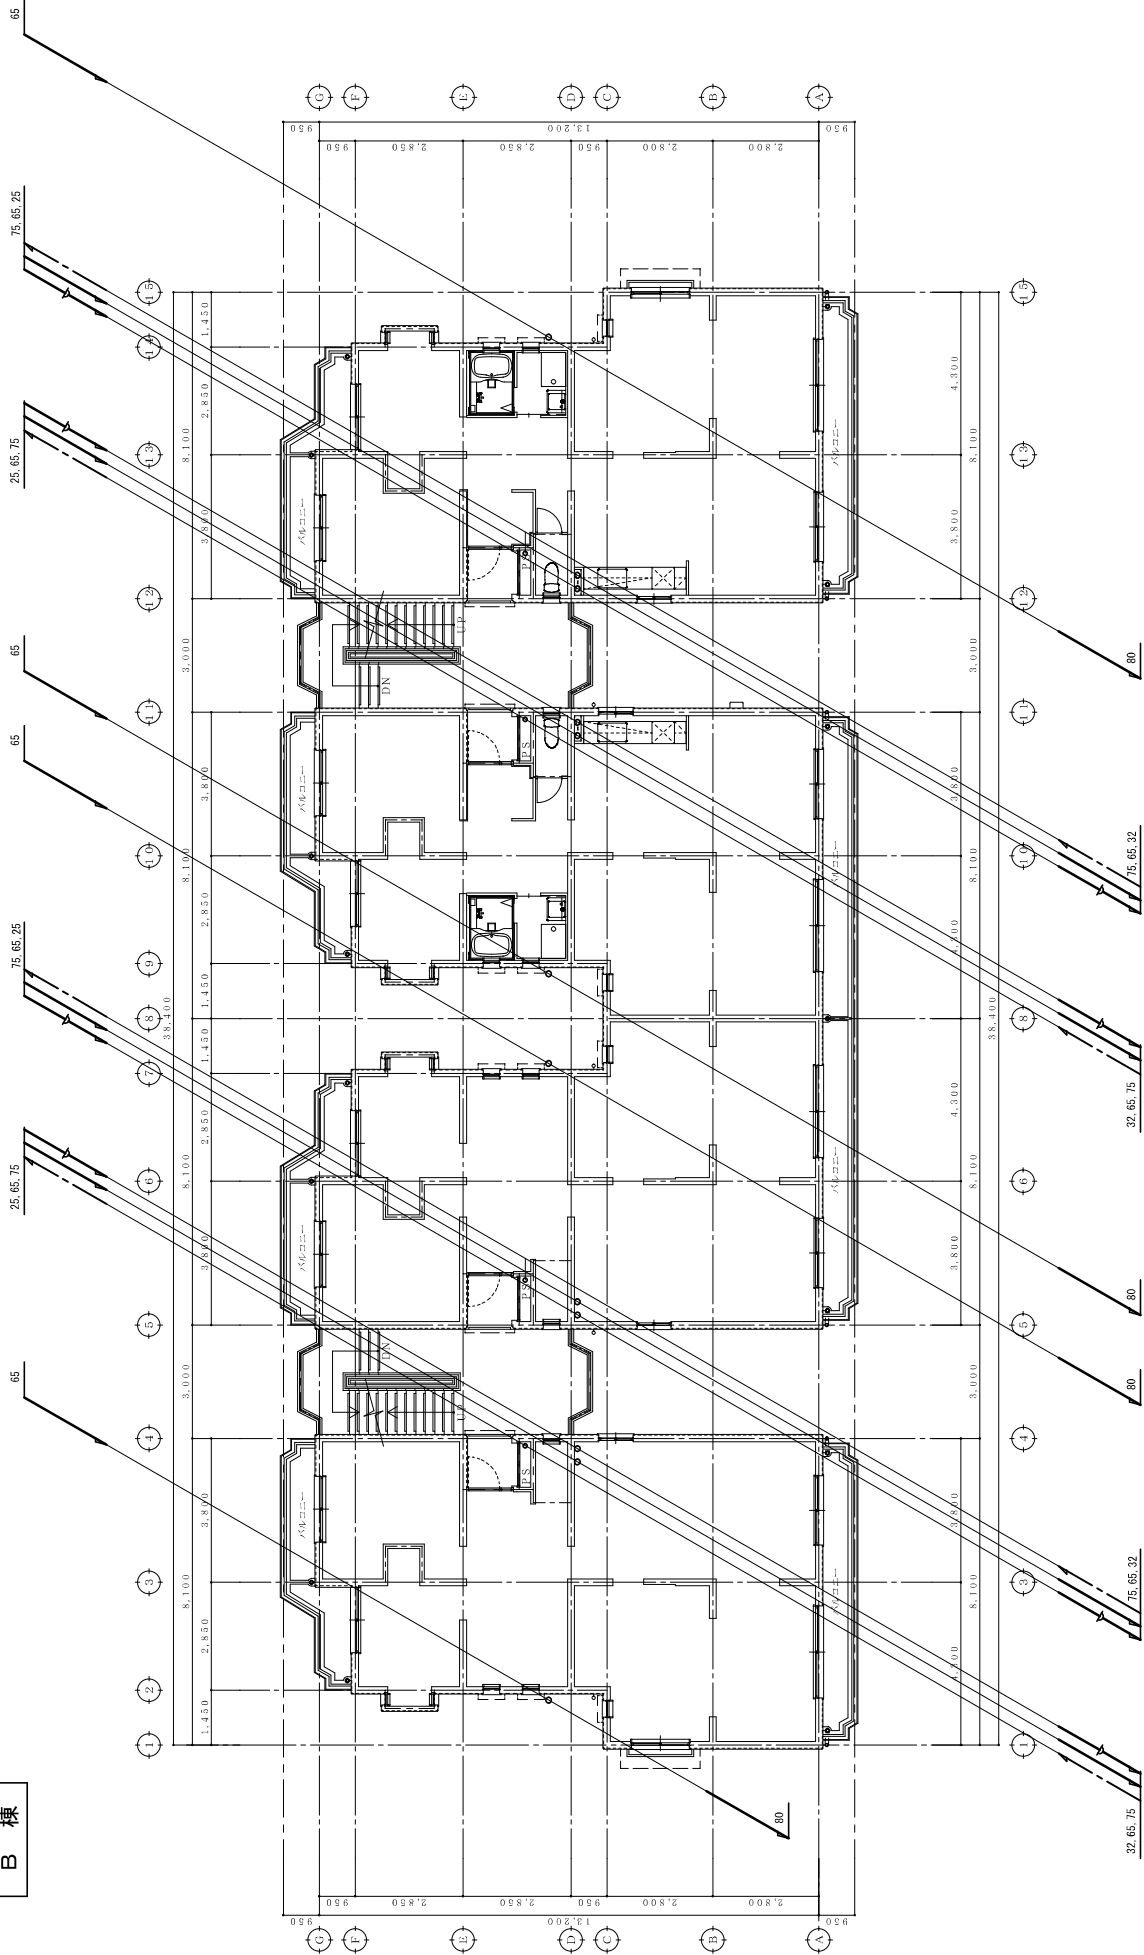

2階 平面図 S:1/100 ※給水管は参考

図面No.

工事名称

平成26年度 静岡県立総合病院  
城北西館管排水管更生工事

図名

給排水衛生設備  
B棟 2階 平面図


備考

縮尺 S:1/100 (A2版:100%)  
S:1/141 (A3版:70.7%)

株式会社アート・プラン 一級建築士事務所  
静岡市葵区森83丁目4番15号 プラン・スタジオ1F  
TEL: 054-65-0902 FAX: 054-65-0906  
一級建築士登録番号 (E) 3955号 本田 次雄

図面番号  
M-9

B棟

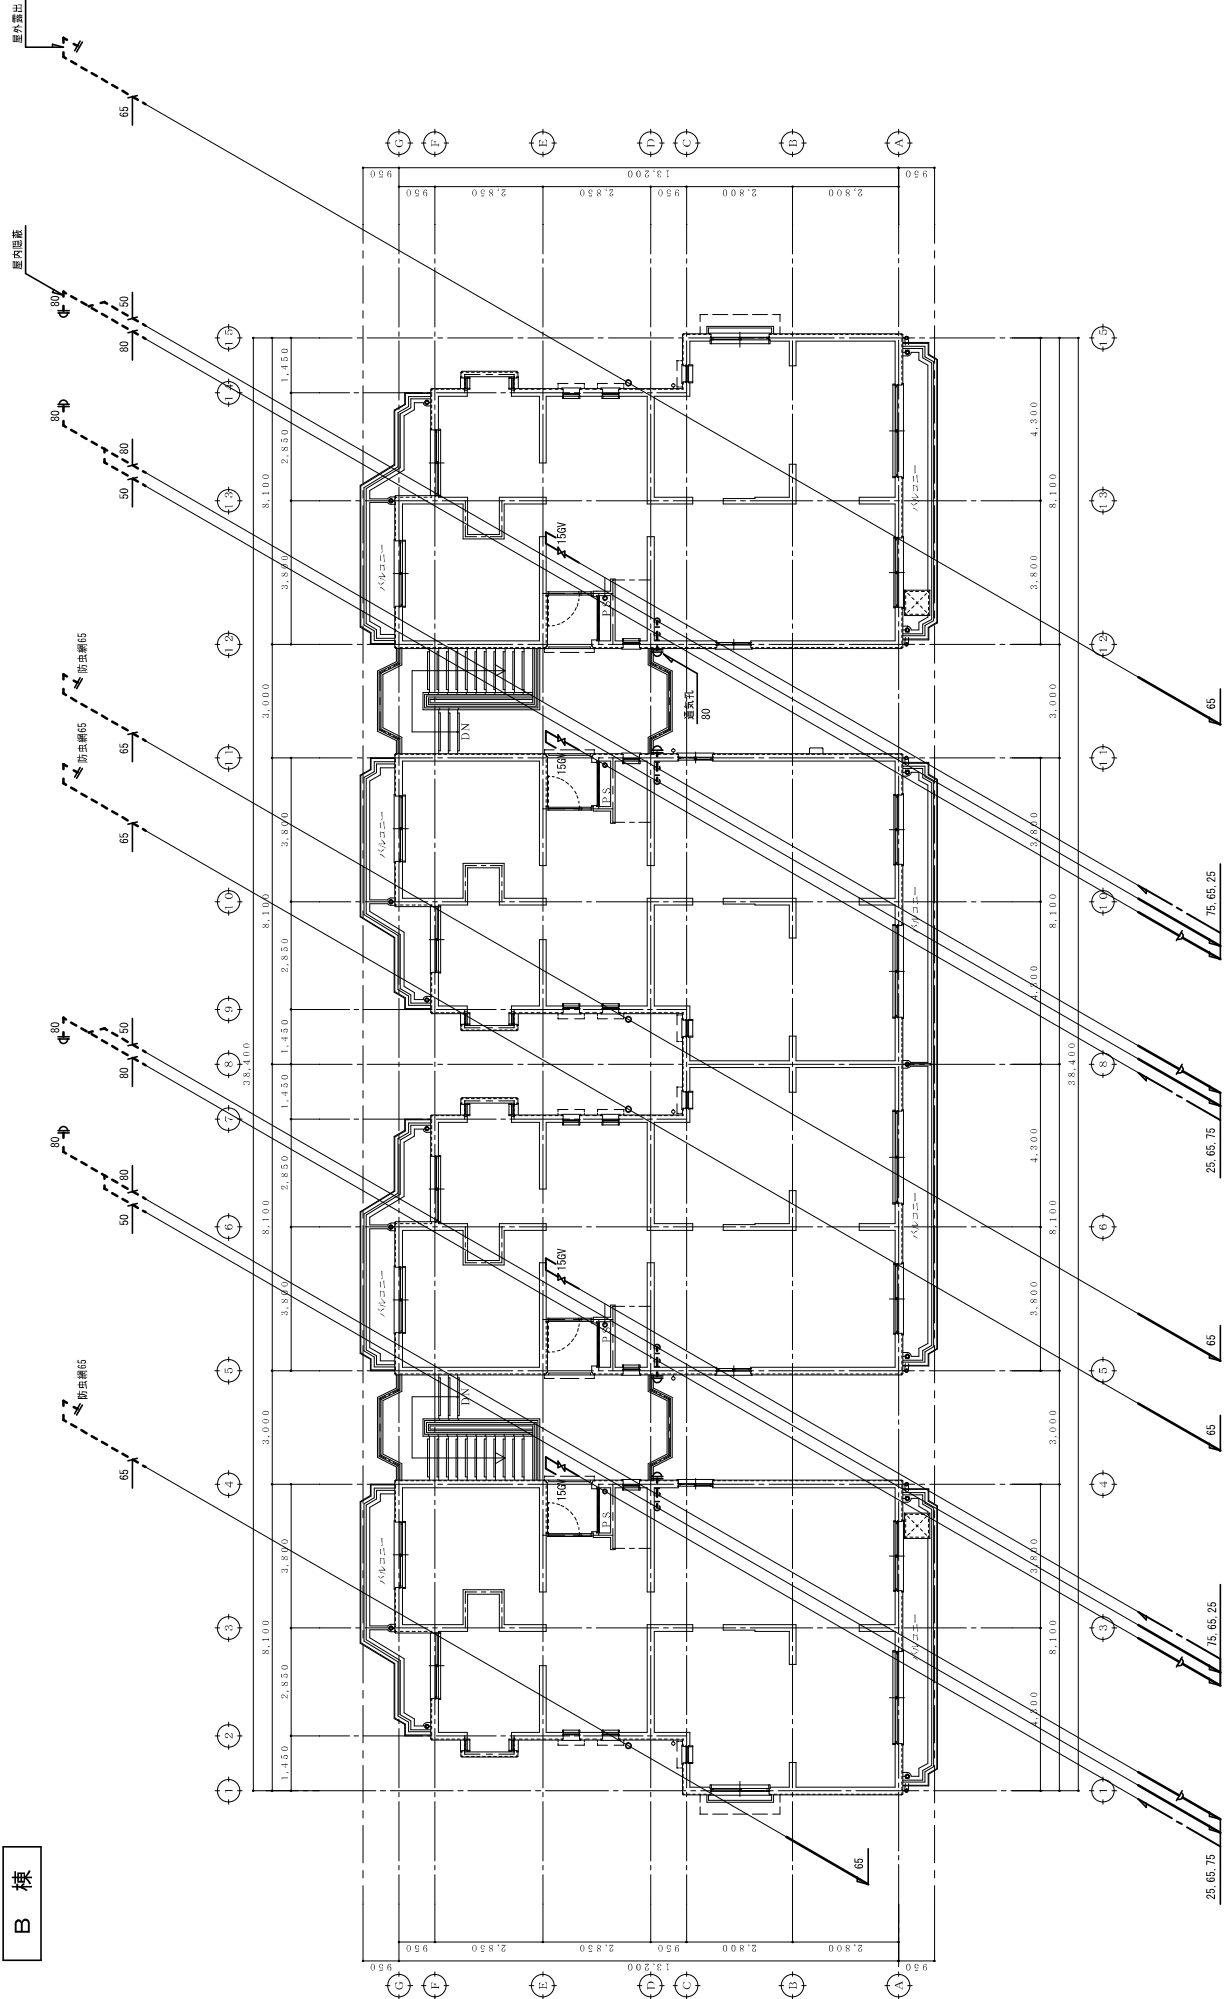

3階 平面図 S:1/100 ※給水管は参考

図面番号 株式会社 アート・プラン 一級建築士事務所 〒464-0002 愛知県名古屋市中区栄5丁目4番15号 フォルム・ユ・エフ 一般建築士登録番号 (G) 3055号 一般建築士登録番号 (R) 05001号 次田 光雄	図面名 給排水衛生設備 B棟 3階 平面図	縮尺 縦 S:1/100 (A2版:100%) 横 S:1/141 (A3版:70.7%)	図面番号 M-10
			工事名称 平成26年度 静岡県立総合病院 城北西館舎排水管工事